


(仮称)出車ビル新築工事

給排水衛生設備

昭和50年6月9日


圖 面 目 録

図面番号	図面名	縮尺	図面番号	図面名	縮尺
P - 1	配置案内図	1:200	P - 12	2、~5階便所詳細図	1:50
P - 2	配管系統図		P - 13	消火配管系統図	
P - 3	地階1階平面図	1:100	P - 14	地階平面図	1:200
P - 4	1階 平面図	1:100	P - 15	1階 #	1:100
P - 5	2階 #	1:100	P - 16	2階 #	1:100
P - 6	3階 #	1:100	P - 17	3.4階 #	1:100
P - 7	4階 #	1:100	P - 18	5階 #	1:100
P - 8	5階 #	1:100	P - 19	6階 #	1:100
P - 9	6階 #	1:100	P - 20	P階 #	1:100

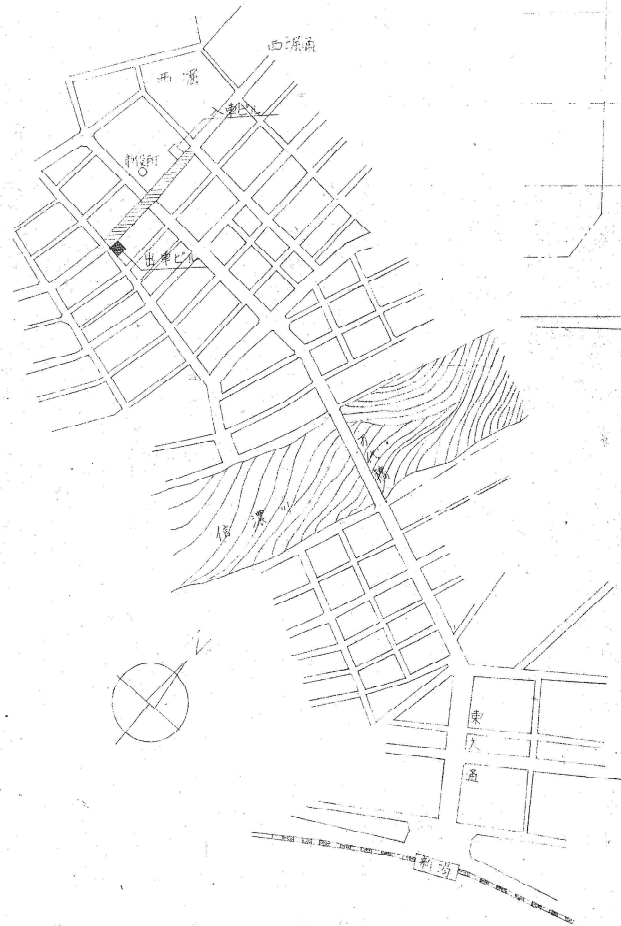

西派通


13.000

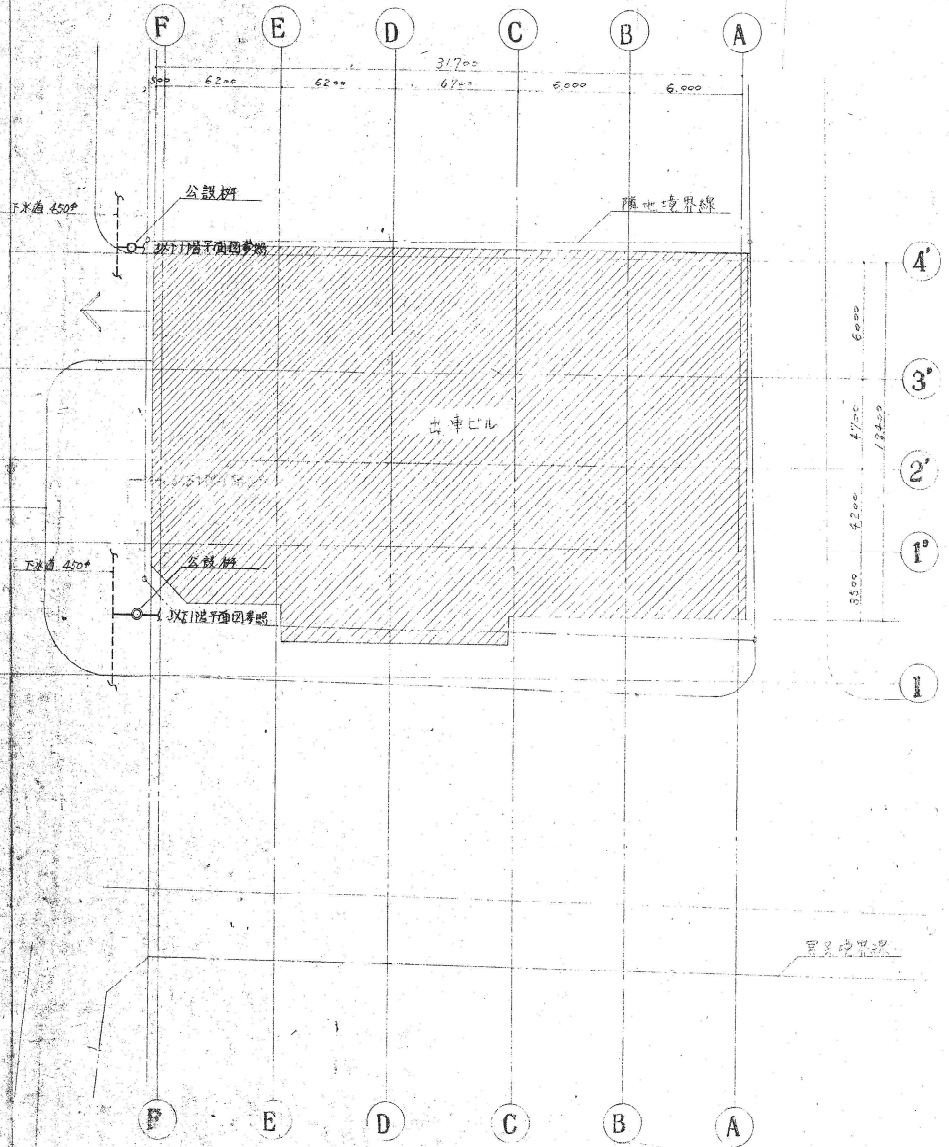

F E D C B A

縮尺 1:200

図番	0662	工種	(仮称) 出車ビル 建築工事
図名	配置案内図	縮尺	1:200
枚数		作日	
図		日	50. 5. 8

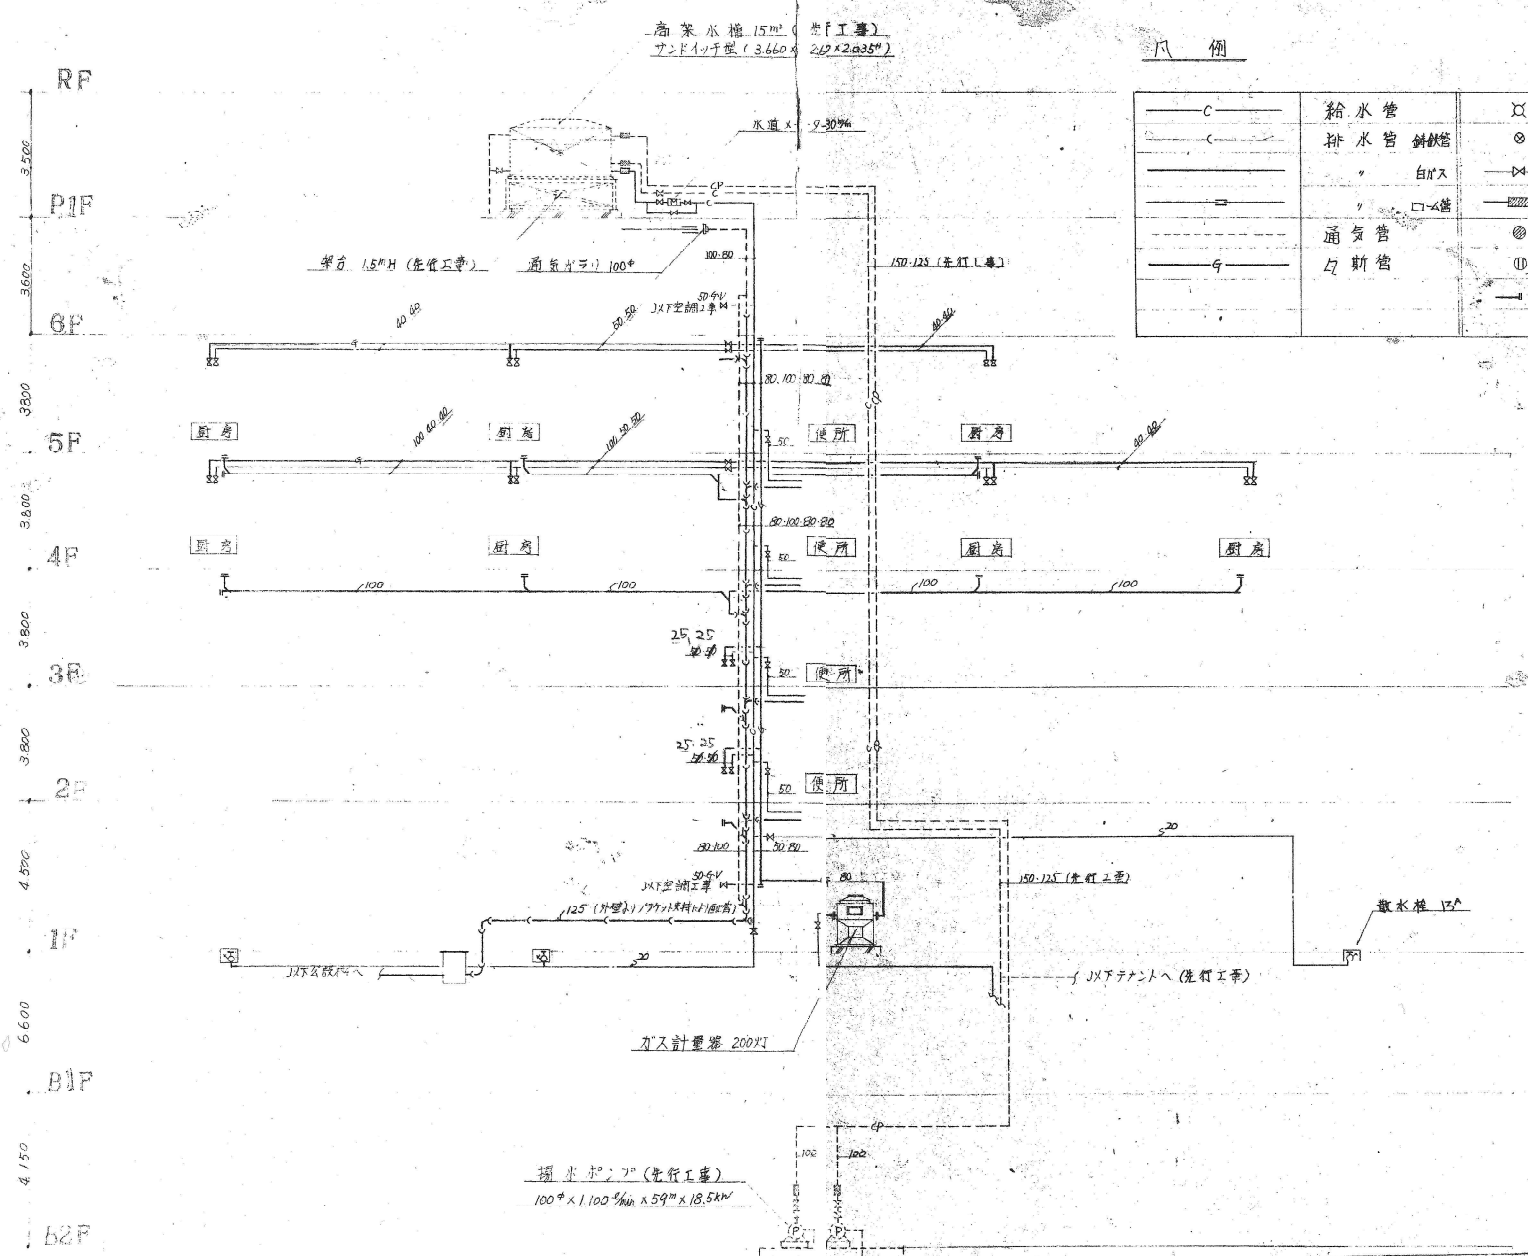


凡例

—C—	給水管	⊗	水栓類
-C-	排水管 斜鉄管	⊙	フラッシュバルブ
—	” 白入	⊗	JIS50°ゲート弁
—	” ロケ管	⊗	フレキシブルジョイント
-g-	通気管	⊗	排水金物
—g—	勾配管	⊗	床土挿除口
—		⊗	床下挿除口



配管系統図 NO scale

0662 (仮称) 出車ビル新築工事
 配管系統図 別号 P-2
 作成 年月 日 00.00.00

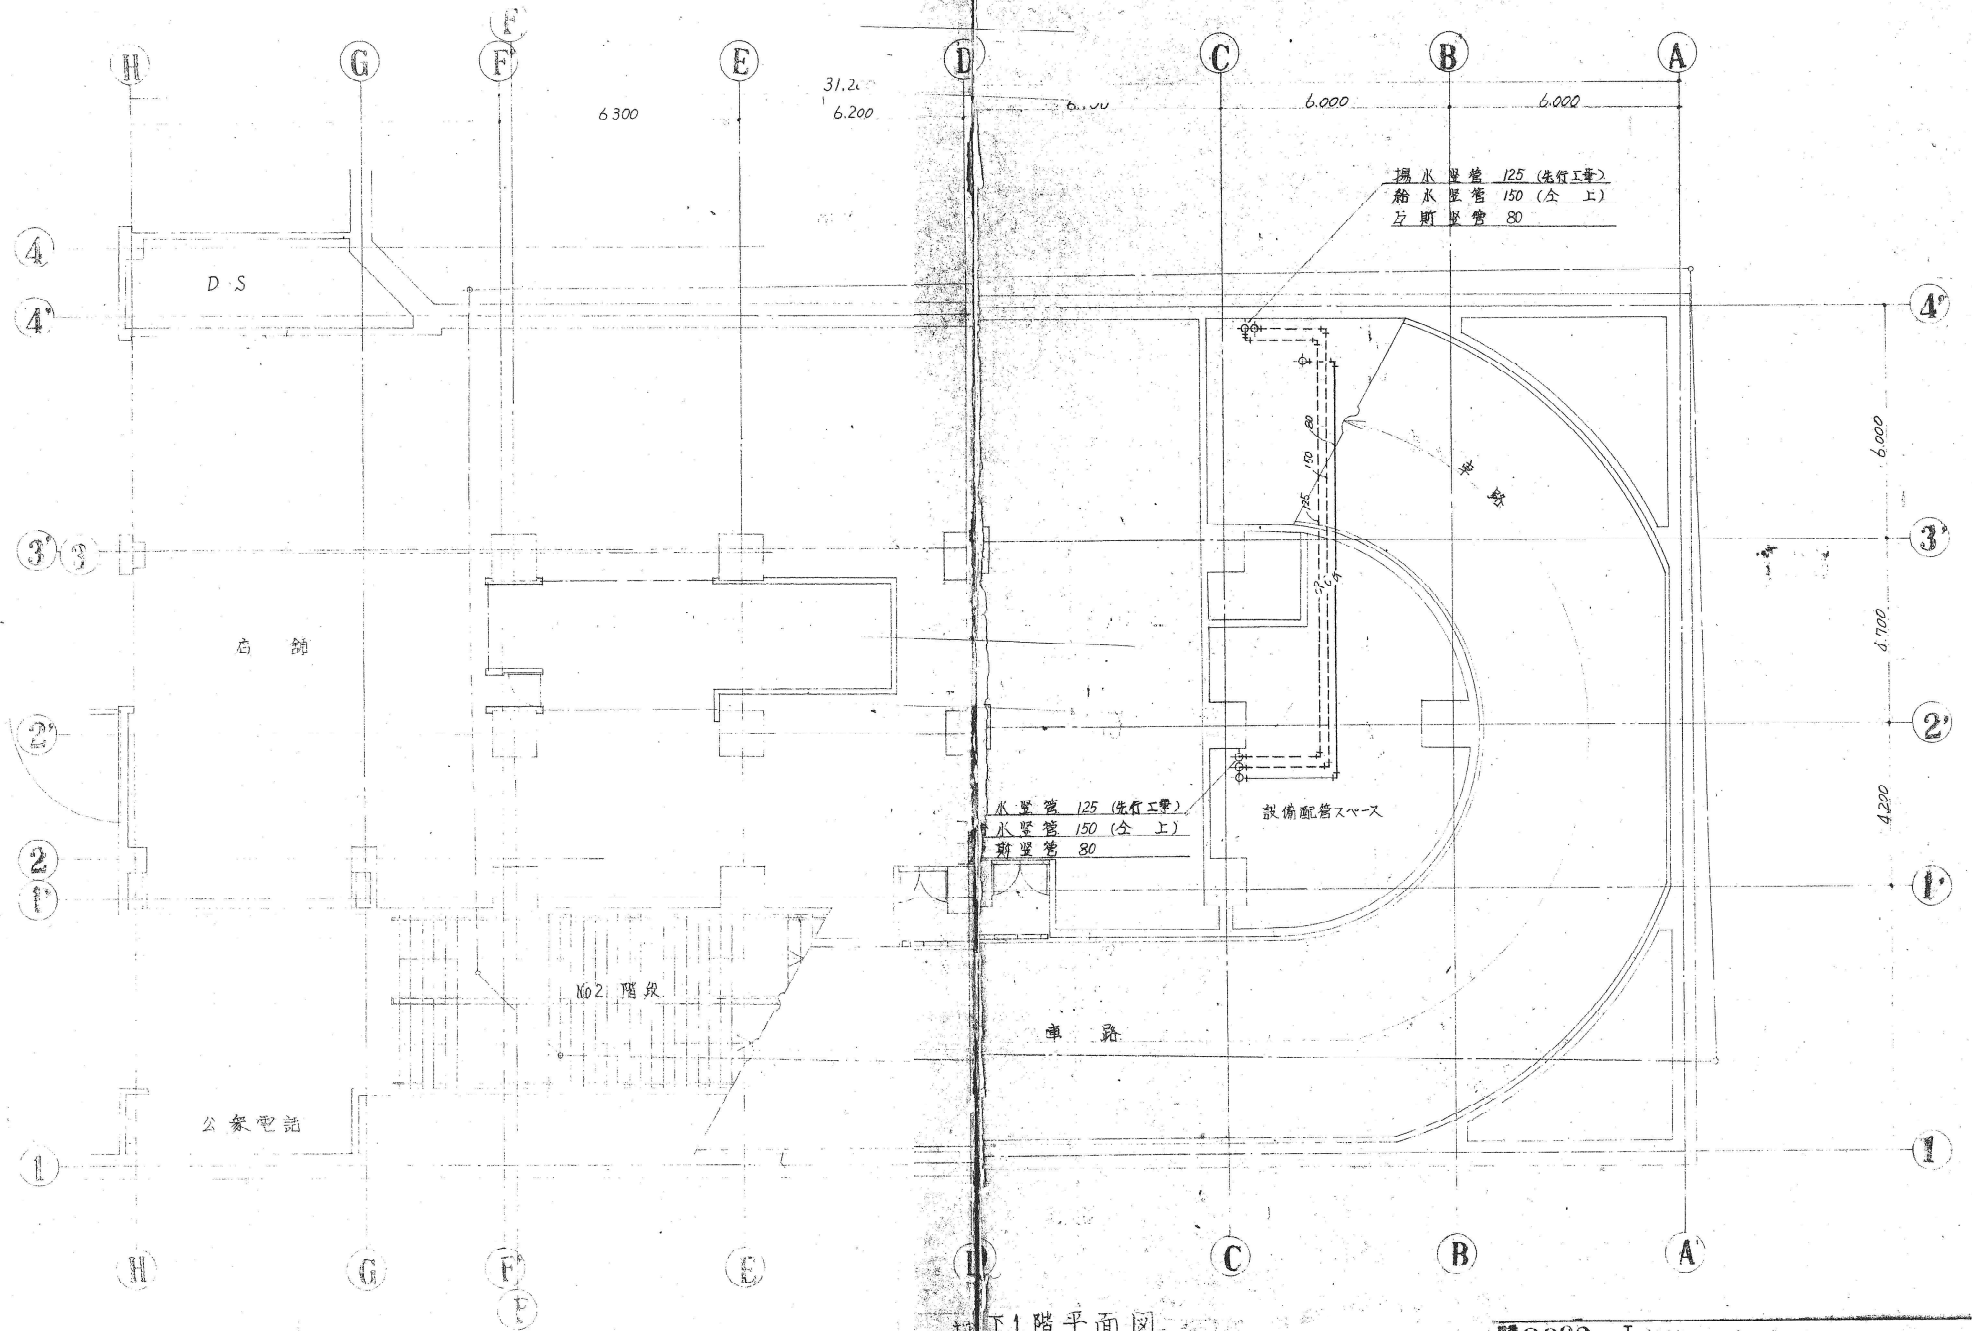


地下1階平面図

図番	0662	工種	(仮称) 出車ビル新築工事
日付		別号	P-3
場所	地階1階平面図	作業	50.6.8
設計		完成	

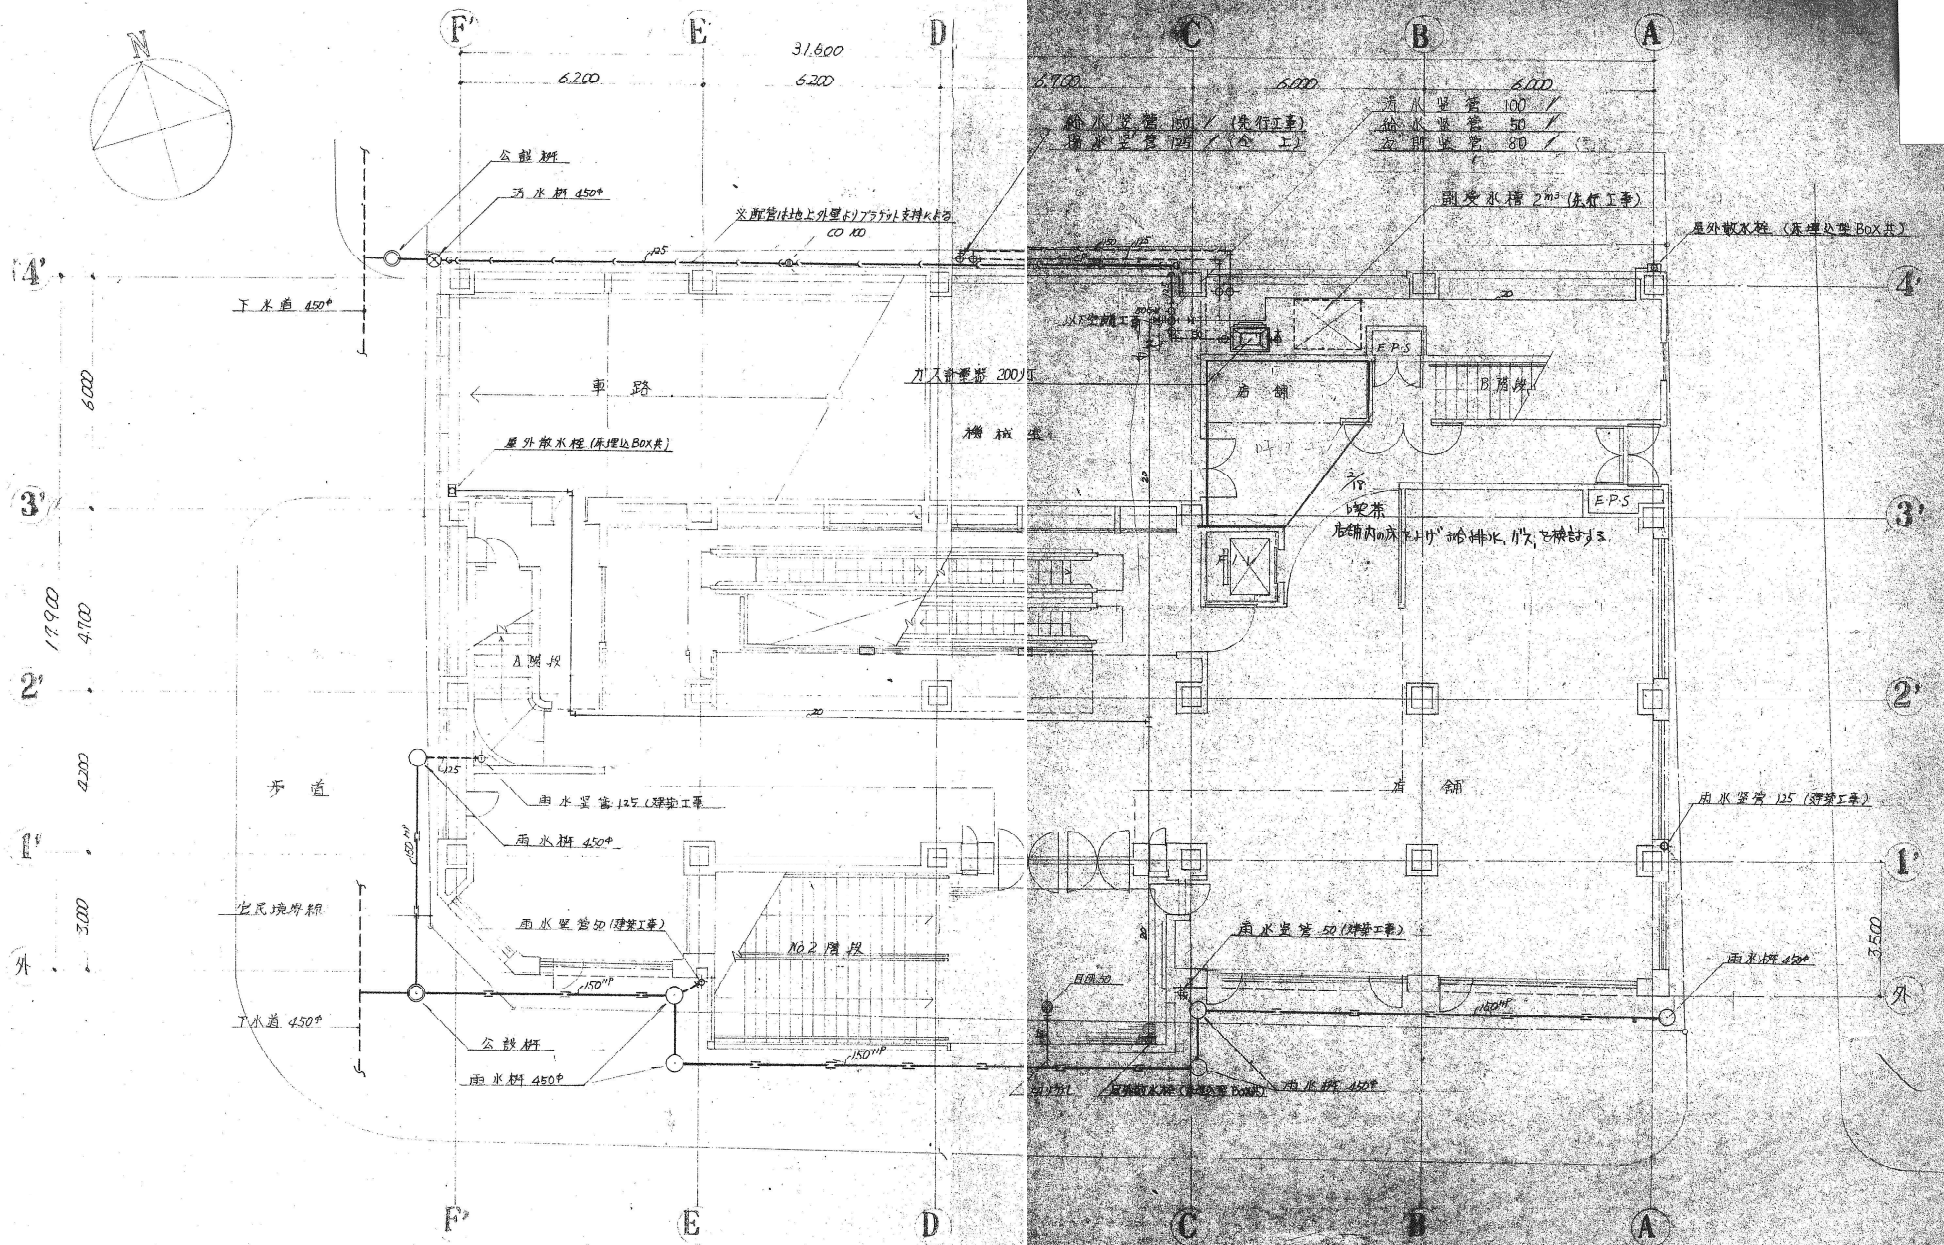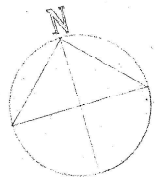



1階平面図

図番	0662	名称	(仮称) 出車ビル新築工事
種別	4階平面図	図名	P-4
設計		校核	
作成		年月日	50.5.8

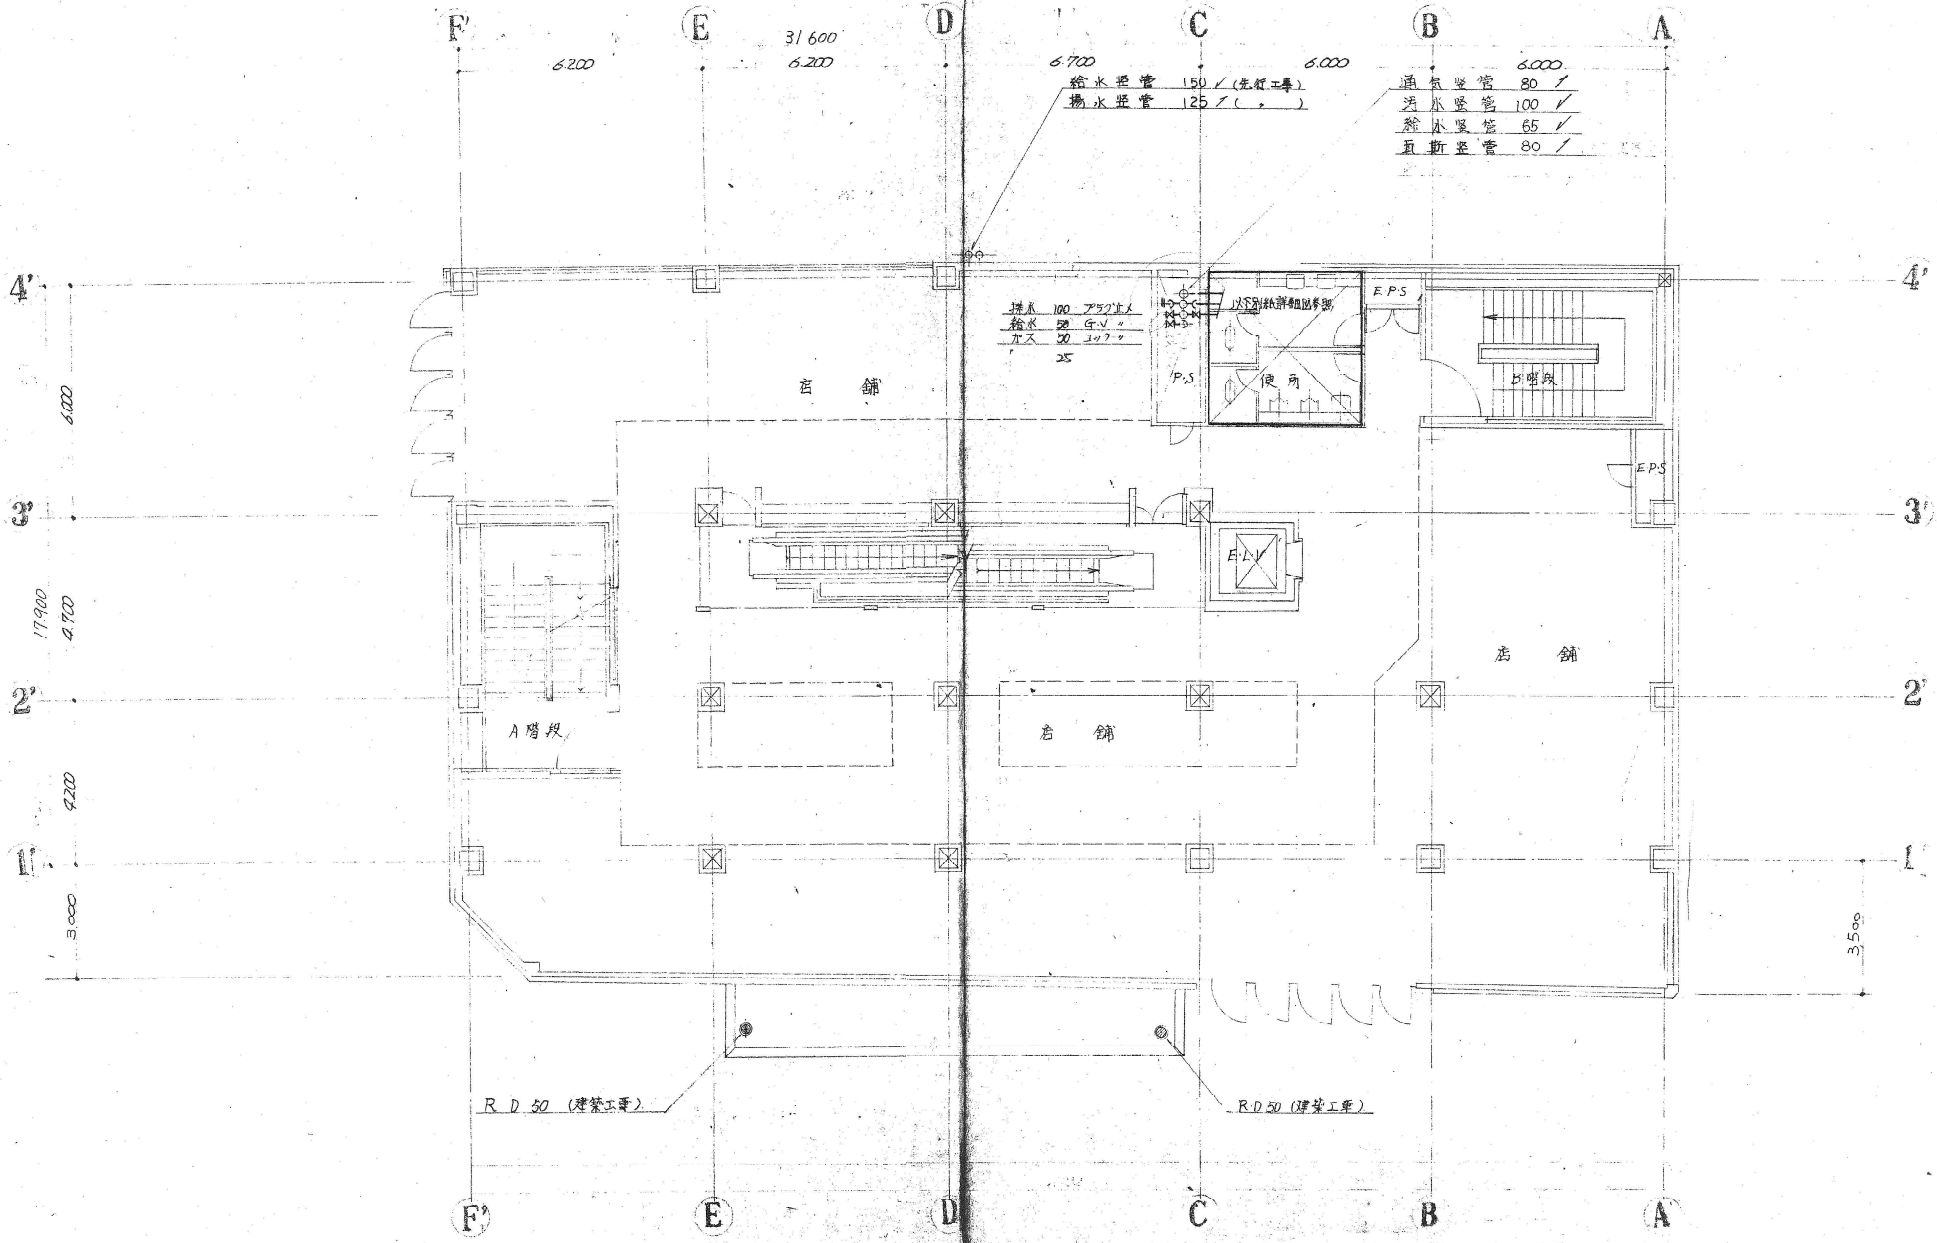


階平面図

図番	0662	工事名	(仮称) 出草ビル新築工事
図種	2階平面図	図名	Yoo
図尺		別紙	P-5
図日		作成	50.6.9

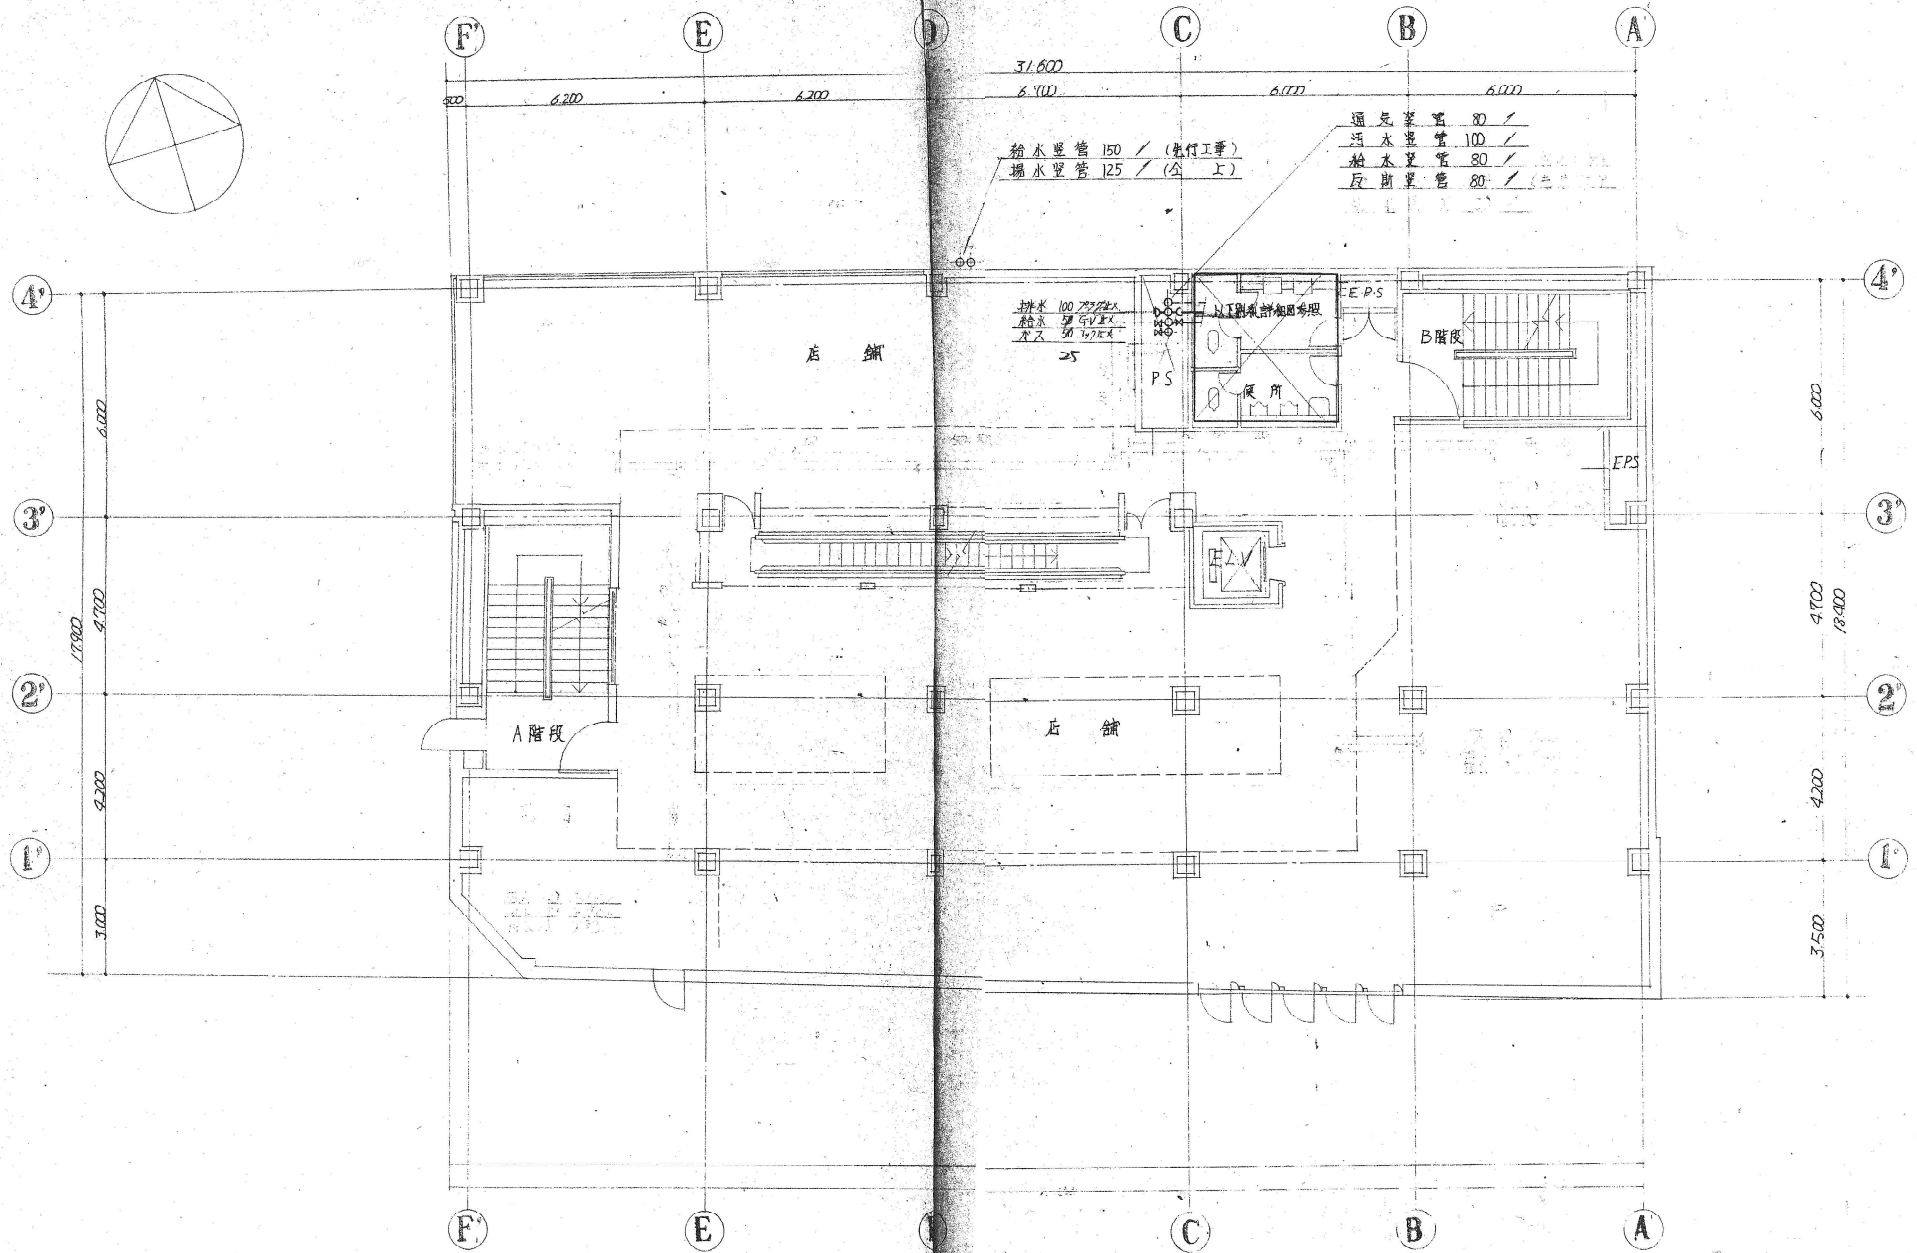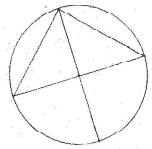



3階平面図

図番	0602	工種	(仮称) 出車ビル新築工事
日付		期号	P. 6
図名	3階平面図		
作成		作成	50. 6.

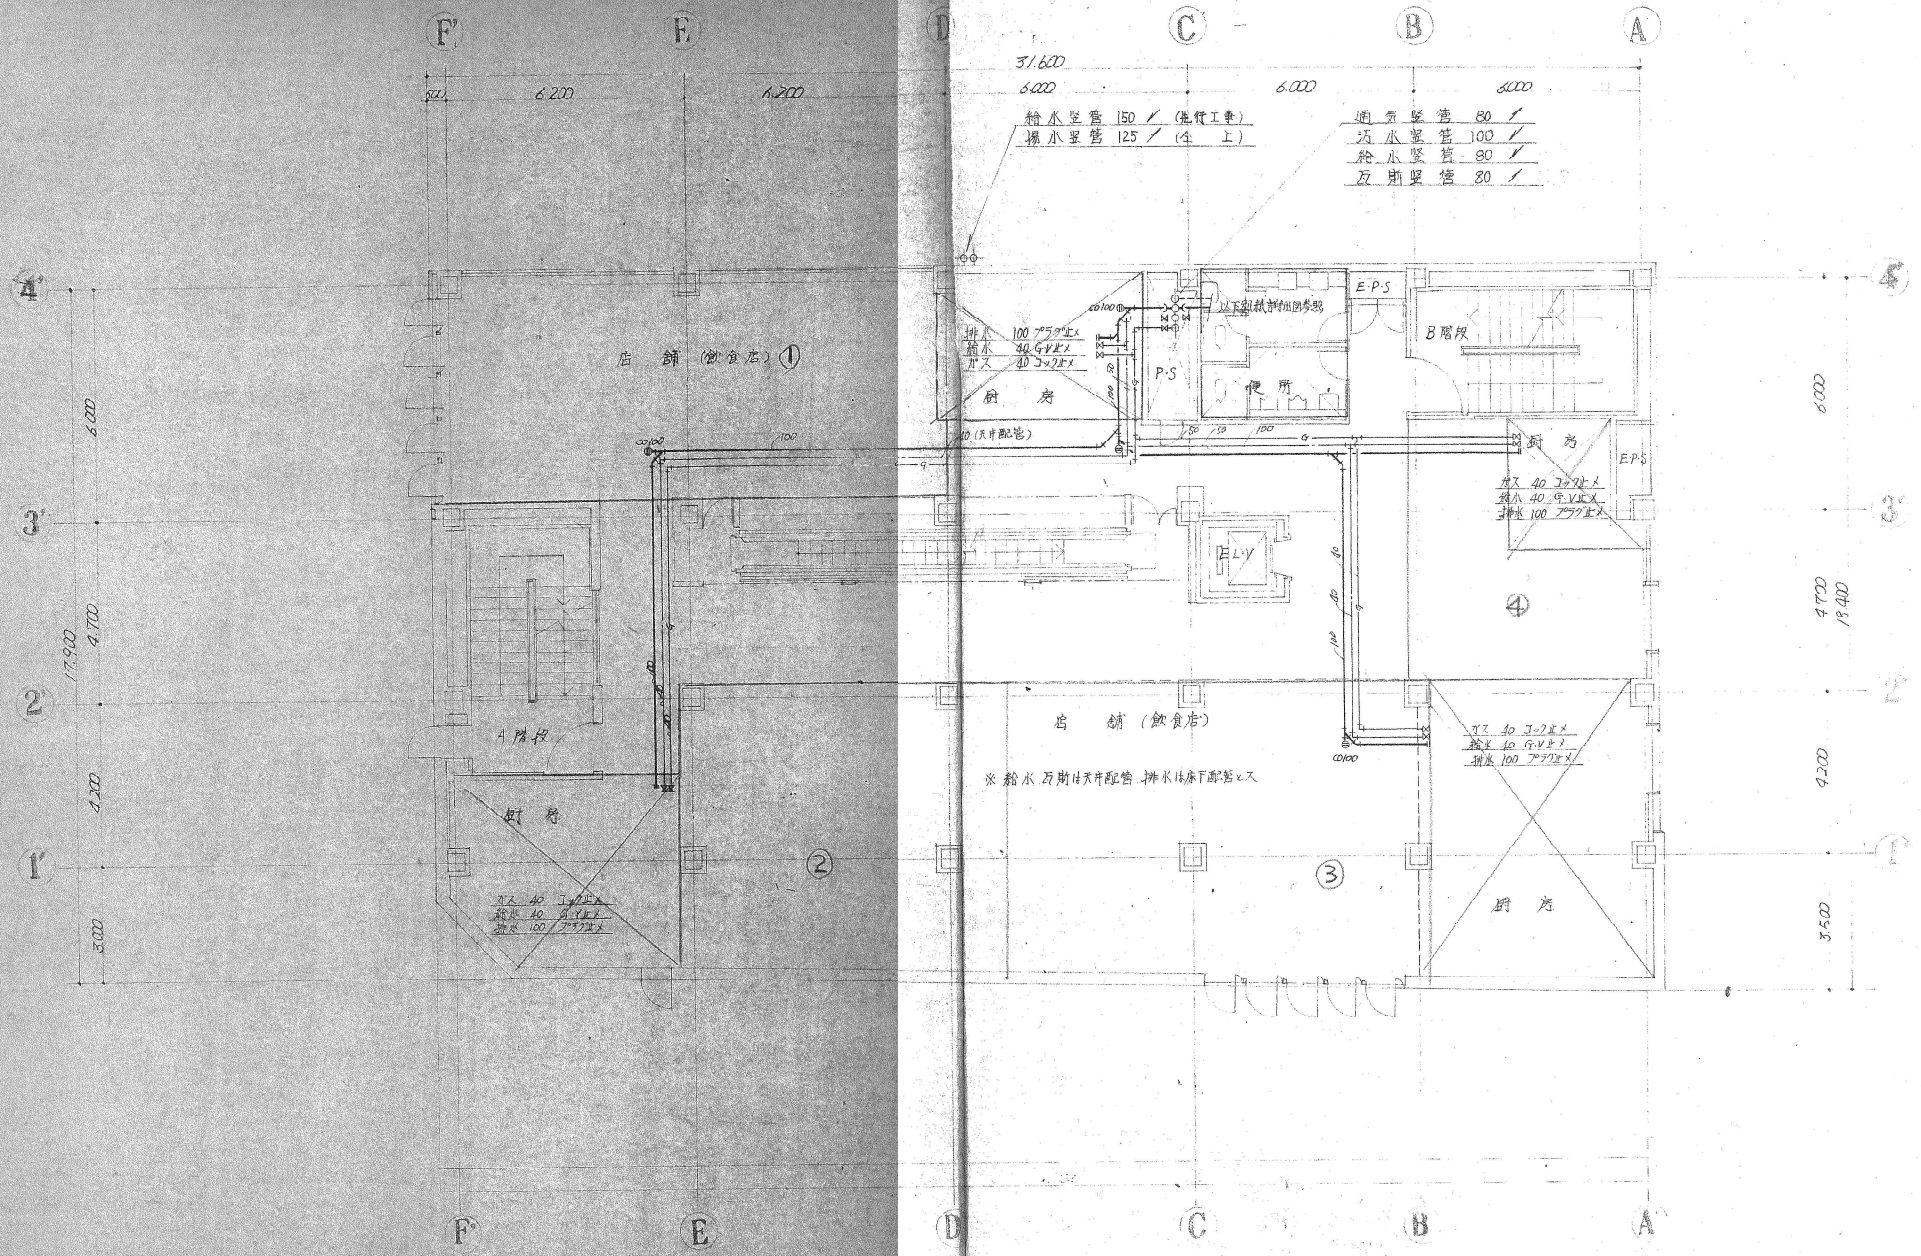




4階平面図

図番	0662	種別	(仮称) 出車ビル新築工事
図名	4階平面図	設計	Yeo
縮尺		別冊	P-7
備考		作成	
年月		発行	80

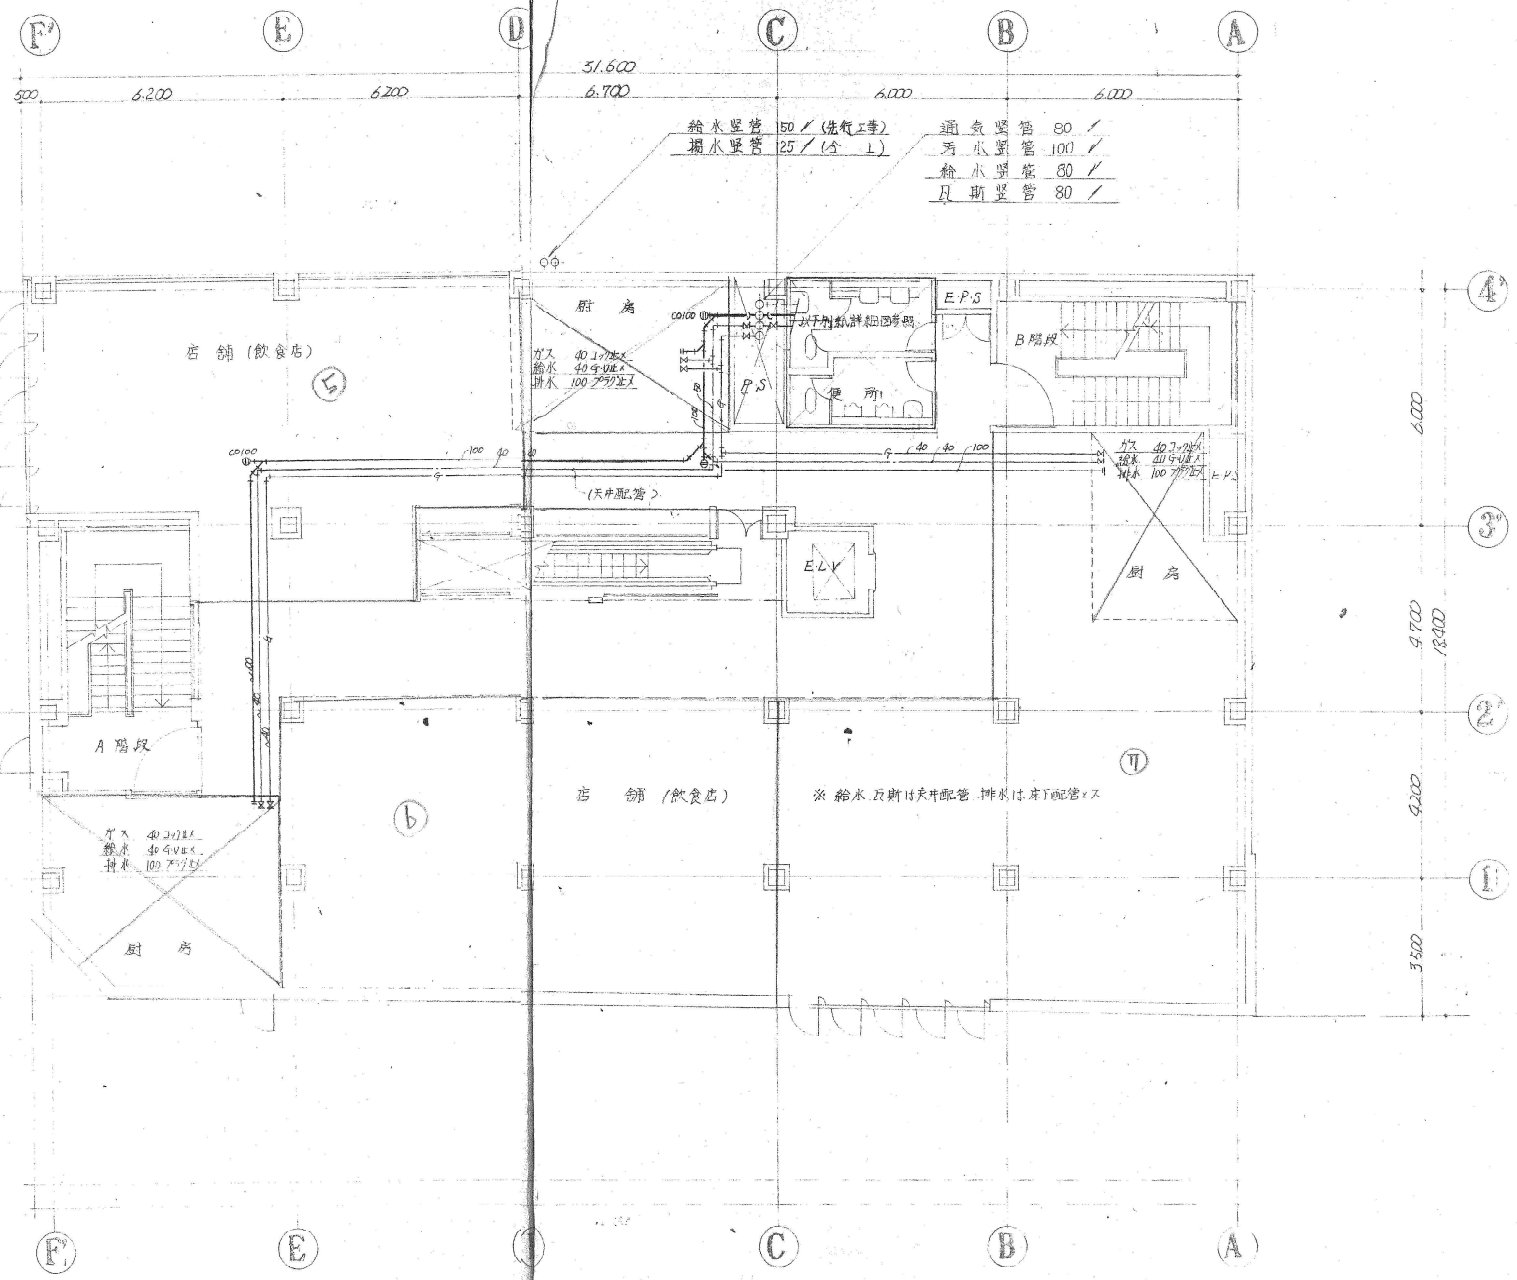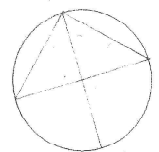


5階平面図

図番	0602	工種	(仮称) 出市ビル新築工事
図名	5階平面図	図号	P-8
縮尺	1/100	作成	50.5.8

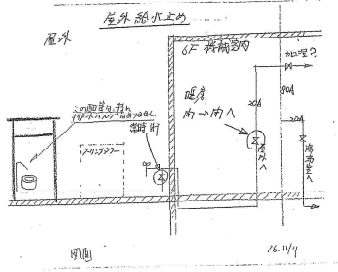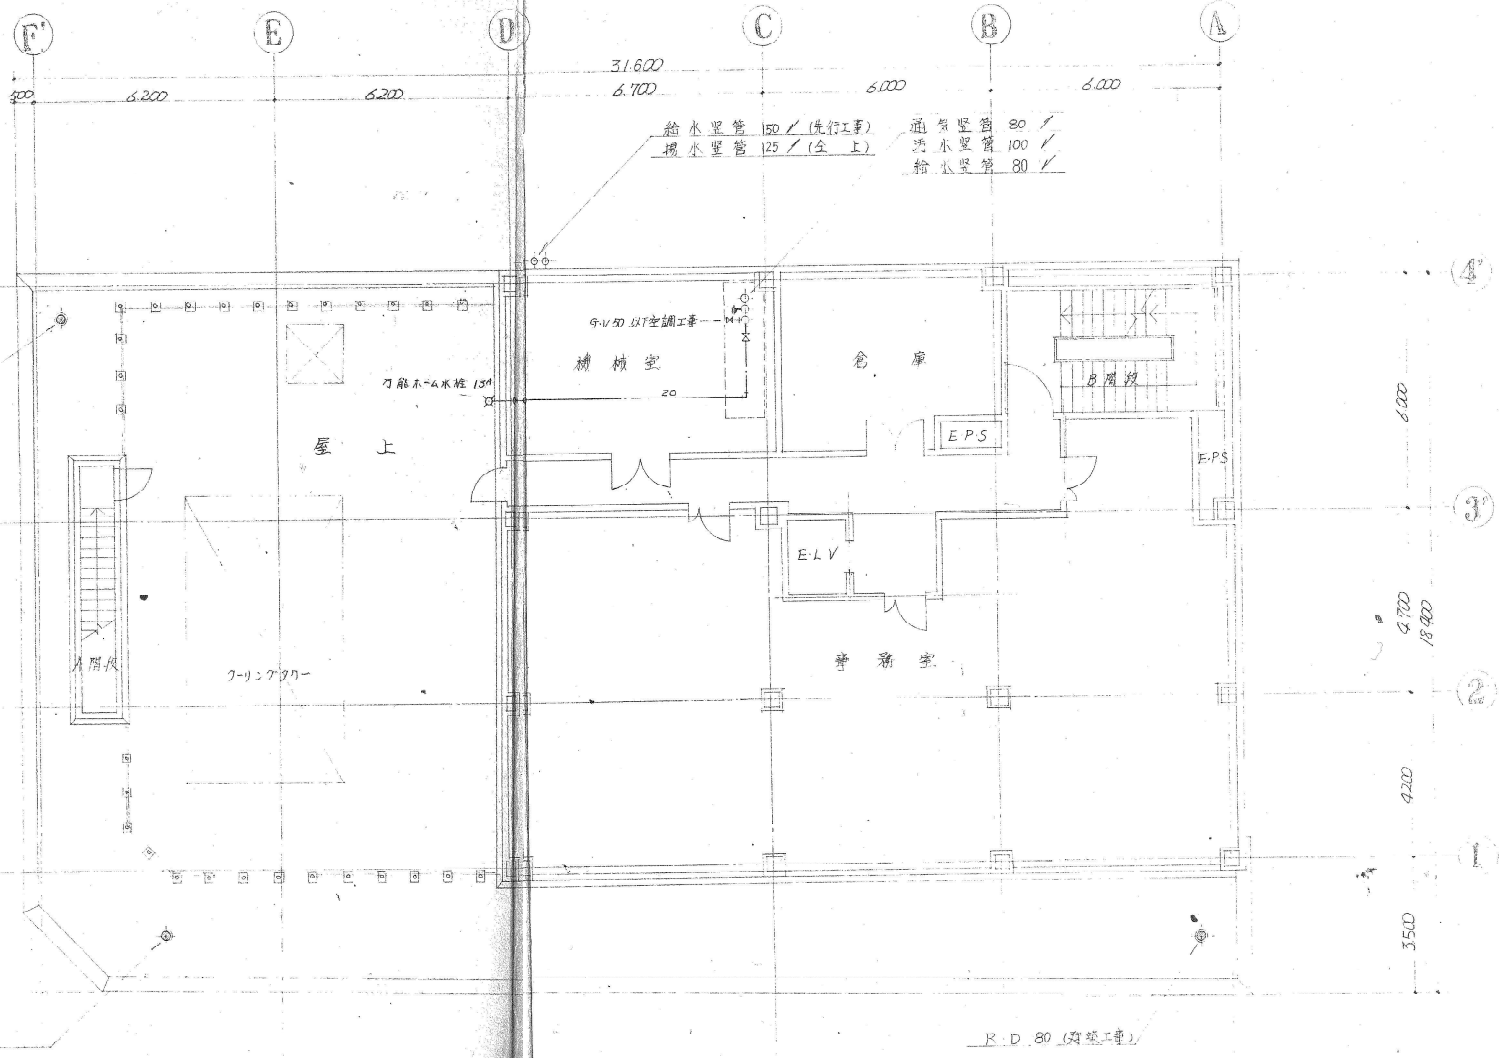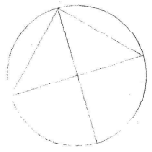



6階平面図

図番	0662	工種	(仮称) 出車ビル新築工事
階層	6階	平面	図
別冊	P-9	図名	6階平面図
日付	2009	設計	

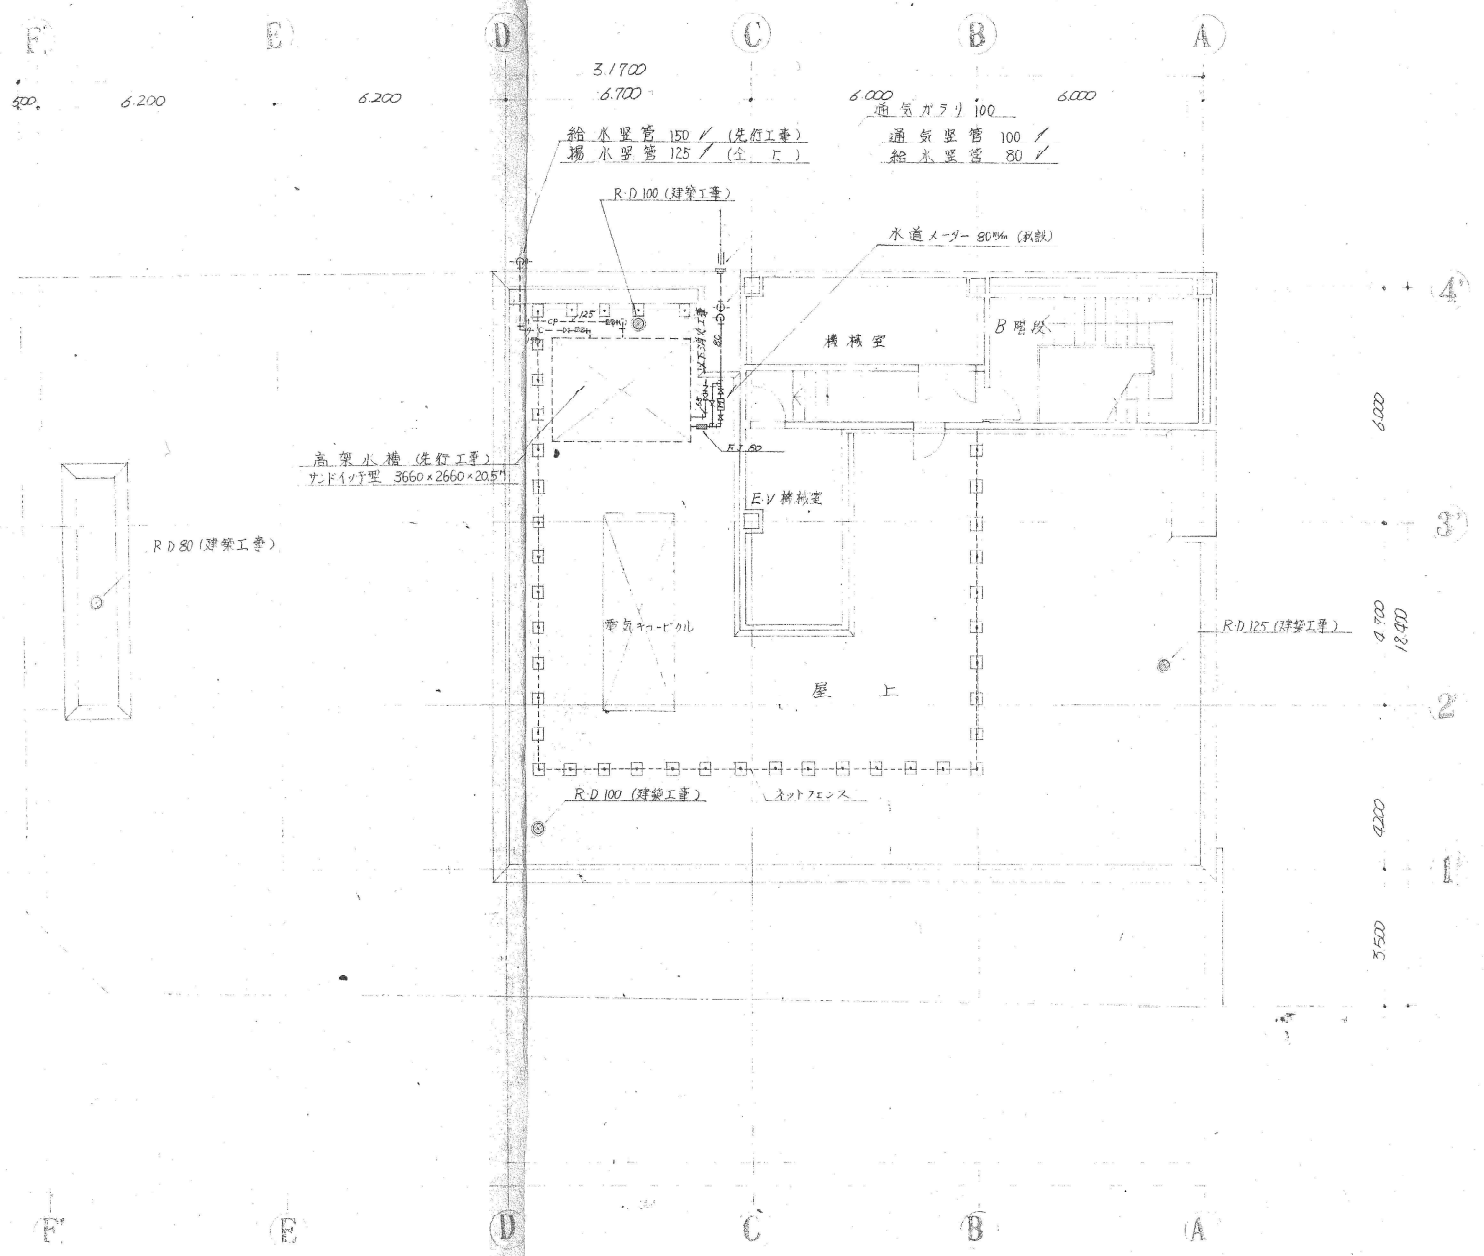


P1階平面図

印番	0662	工種	仮称) 出車ビル 汚染工事
対象		図番	
名称	1階平面図	別号	P-10
縮尺	1/200	標準	80.8
備考		備考	

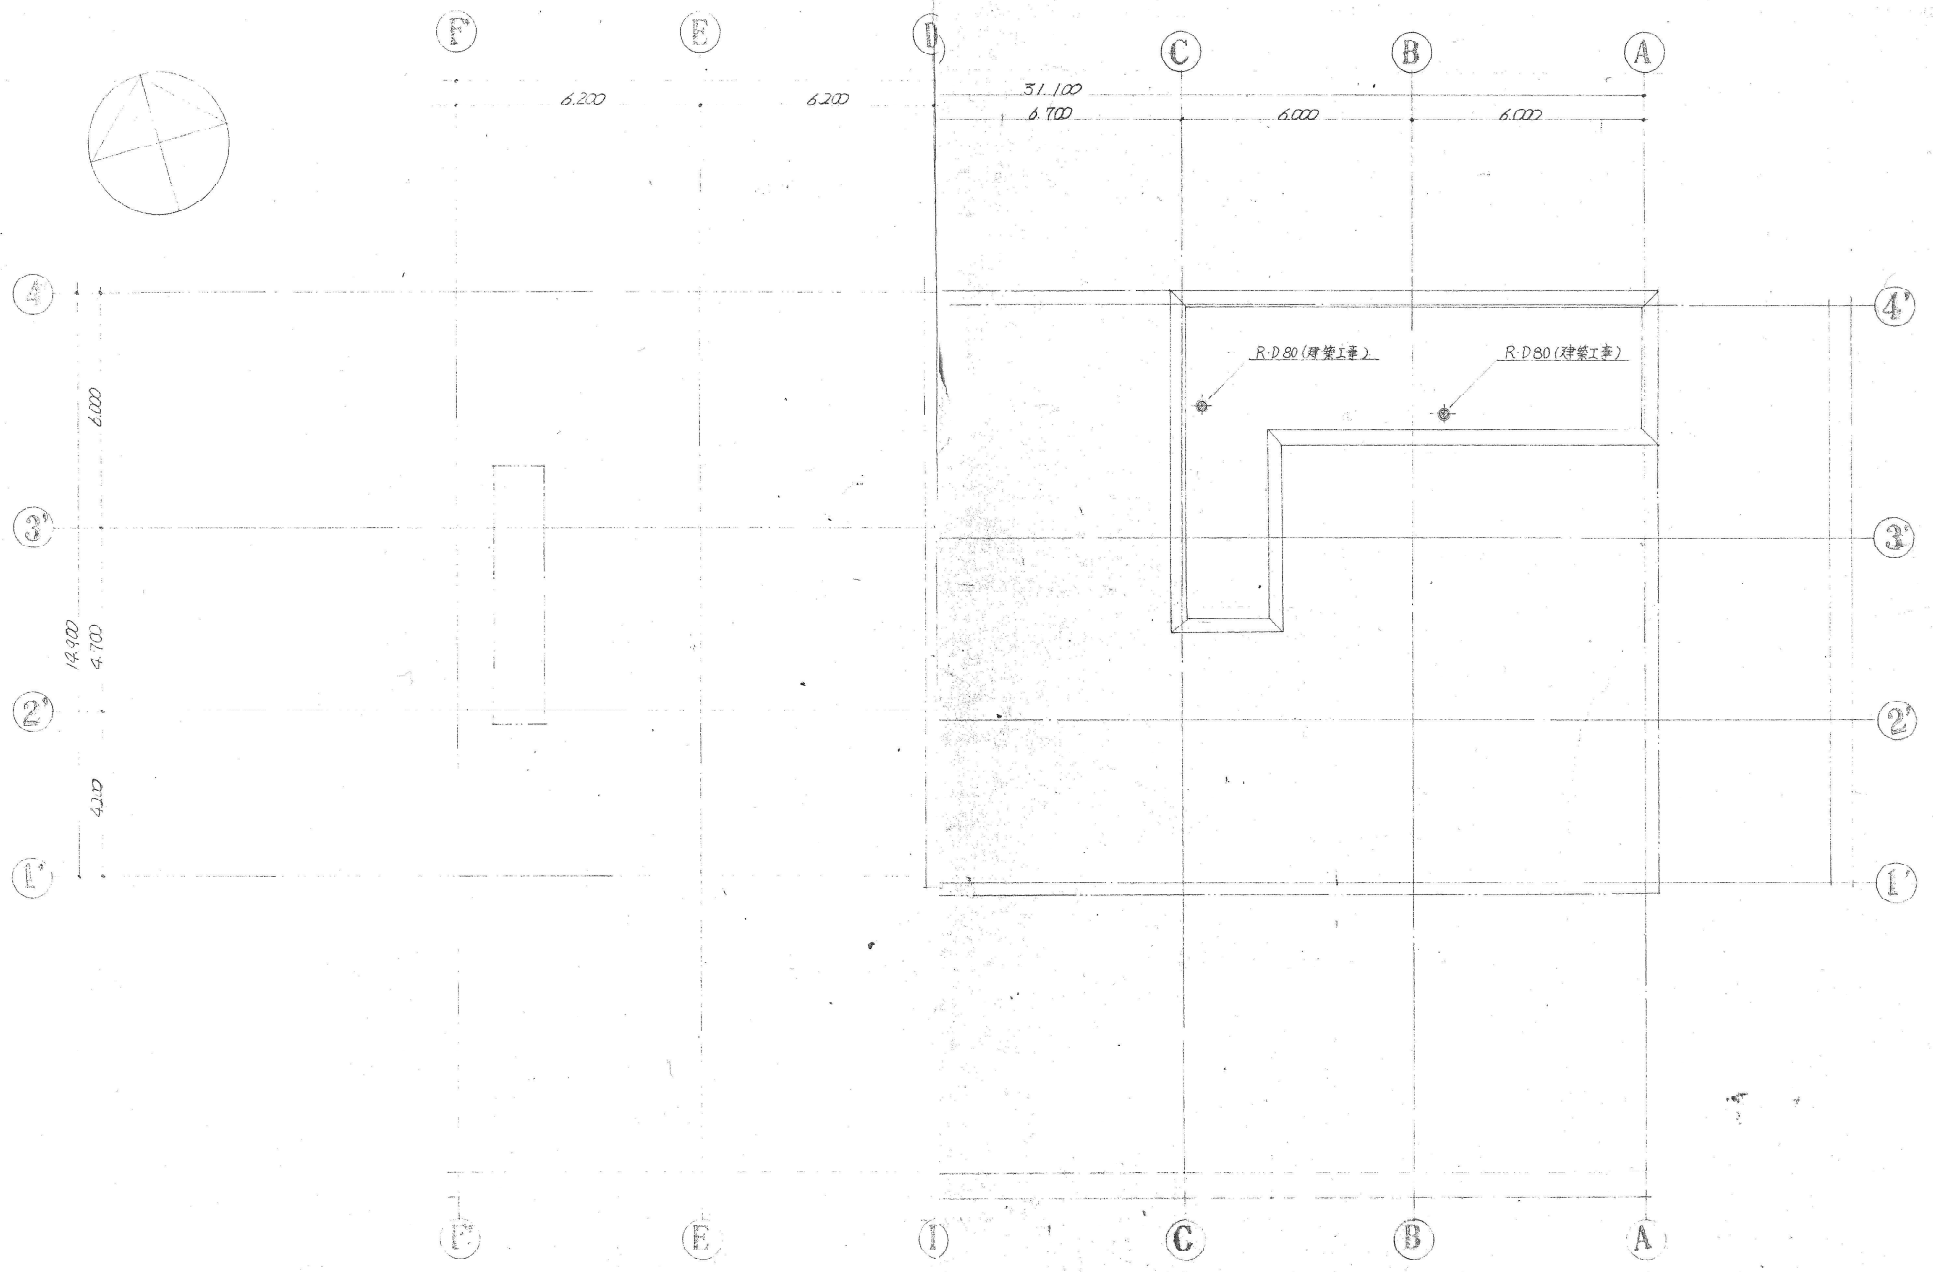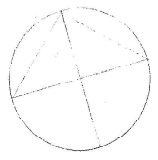

R 階平面図

図番 0662
 設計 (仮称) 出車ビル新築工事
 図名 R 階平面図
 比例 1/100
 別号 P-11
 作図 50.8.6
 校核

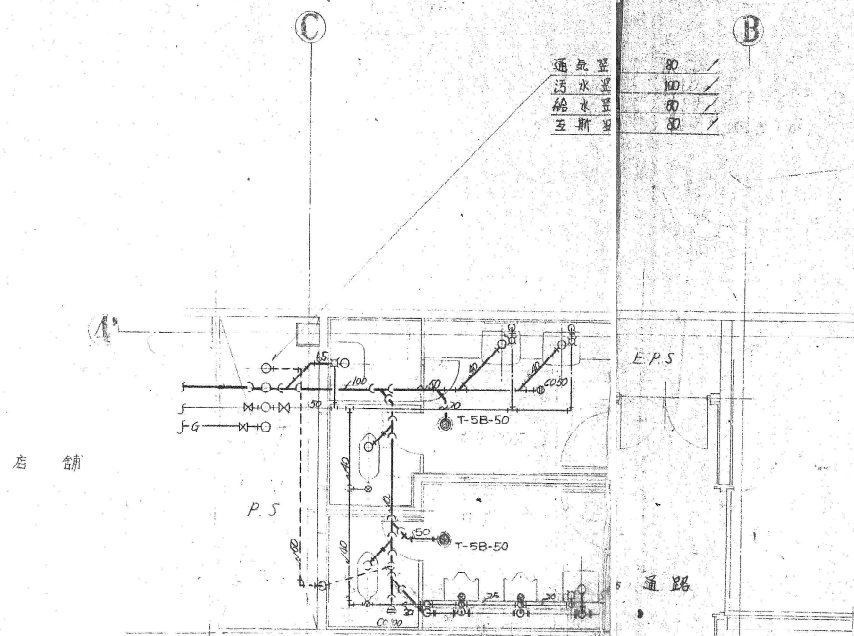


器具表


名称	品番	数	仕	様	備考
女子便所					
和風大便器	C-75	1	TV-150NB, T82A32, T80B32, TS116AY		TOTO
洗面器	L-331	2	T205, T4A, T7P		"
掃除流し	SK-22A	1	T23AEY19, T37SN, TK22, T9EAY		"
男子便所					
和風大便器	C-75	1	TV-150NB, T82A32, T80B32, TS116AY		TOTO
小便器	U-37	2	T62-16, T64CW, TU37DAY, T80S		"
洗面器	L-331K	1	T205, T4A, T7P		"

2階～5階 便所詳細


設計 0662 工務 (仮称) 出車ビル新築工事
 図面名 2-5階便所詳細図
 図番 P-12
 作成 5.6.9

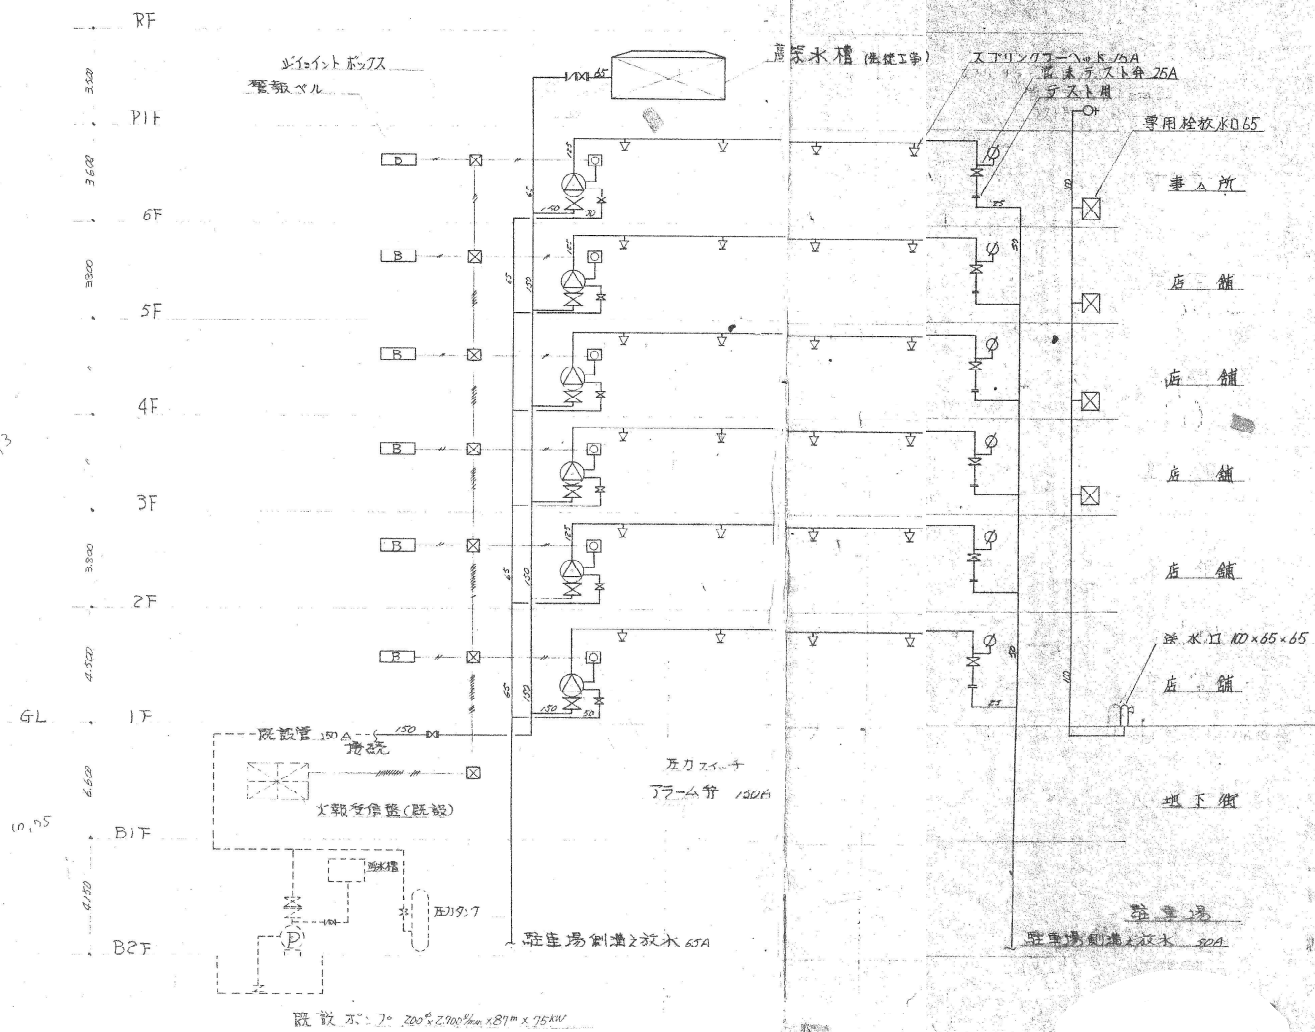

図号 0662
工事名 (仮称) 出中ビル 新築工事
図名 消火配管系統図
図番 P-13
作成日 50.6.9

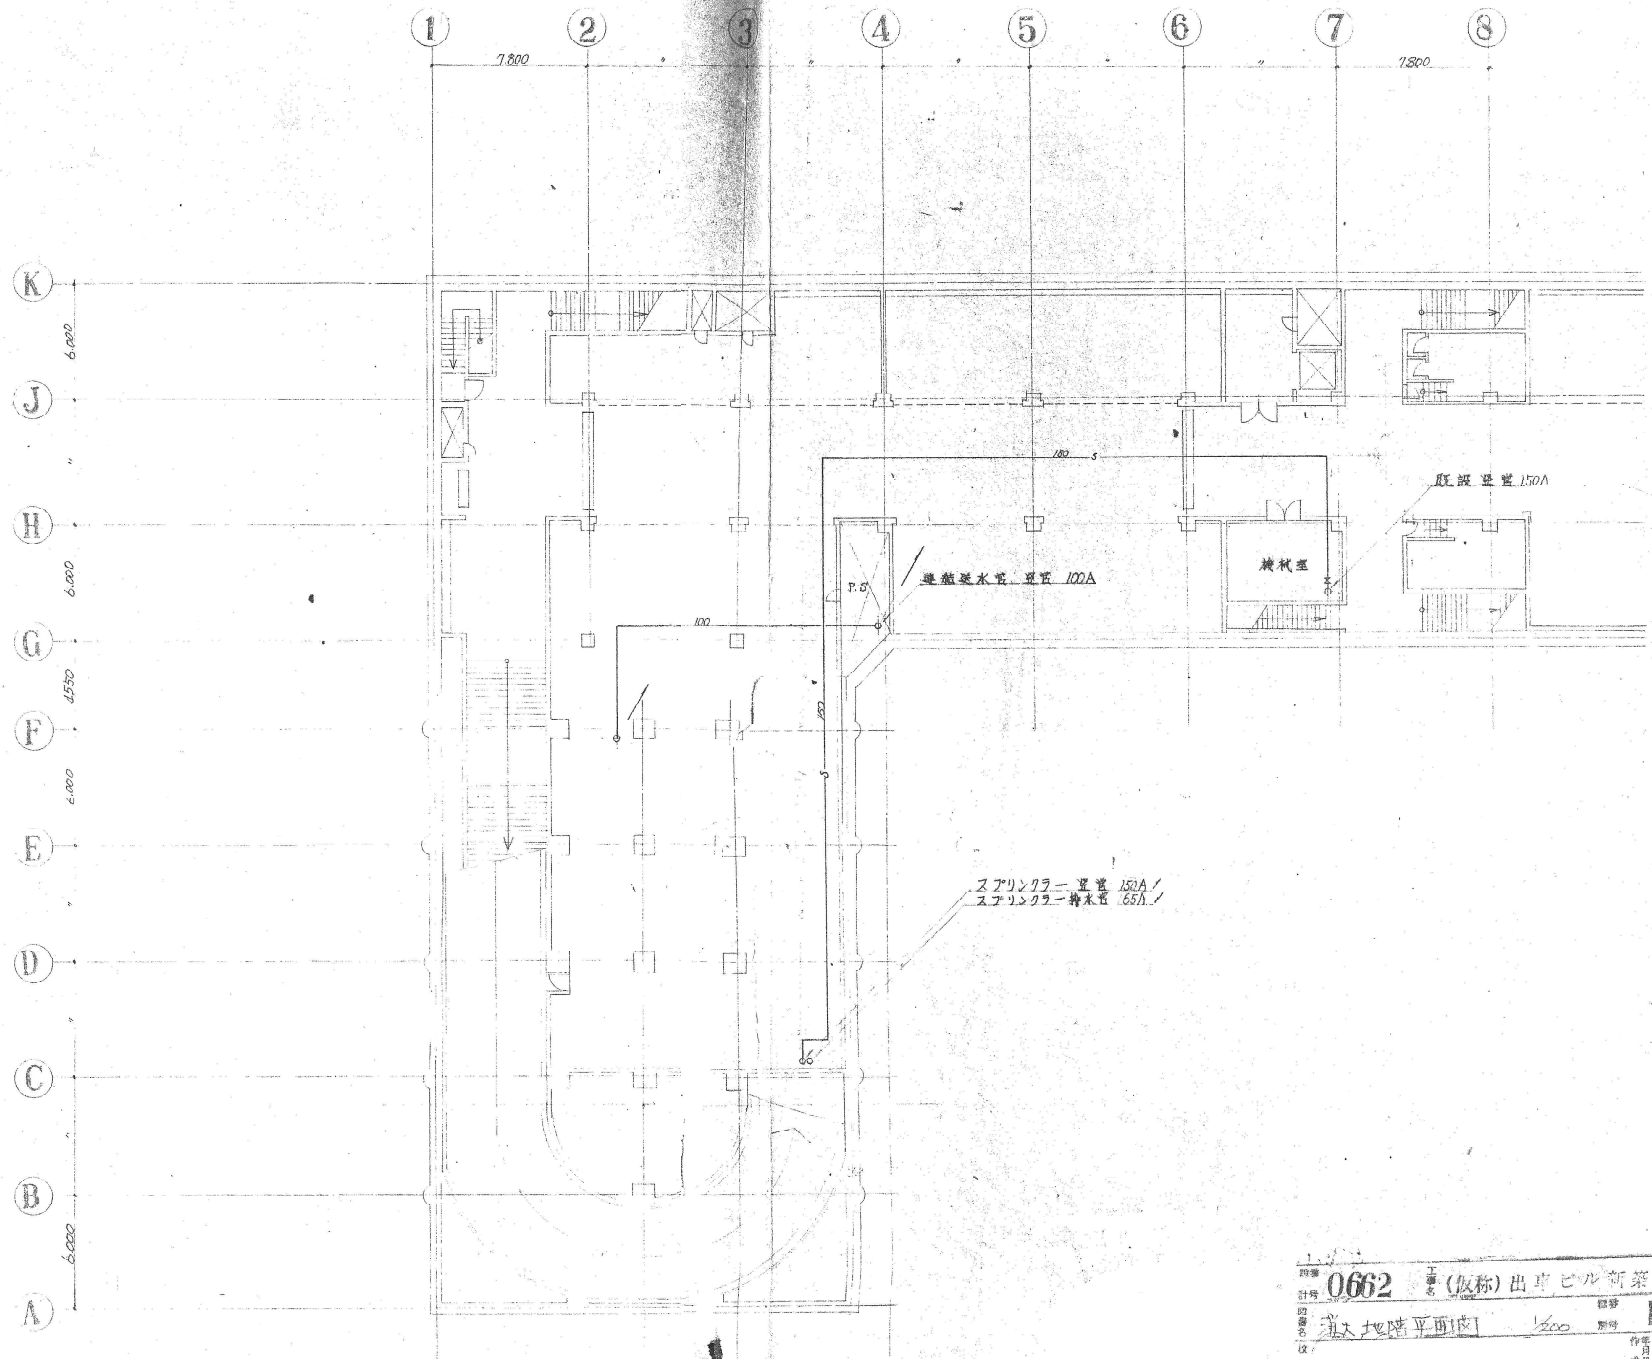

図番	0662	工事名	(仮称) 出庫ビル新築工事
図名	地下階平面図	図号	P-14
比例	1/200	作成日	50. 6. 9
製図		成日	

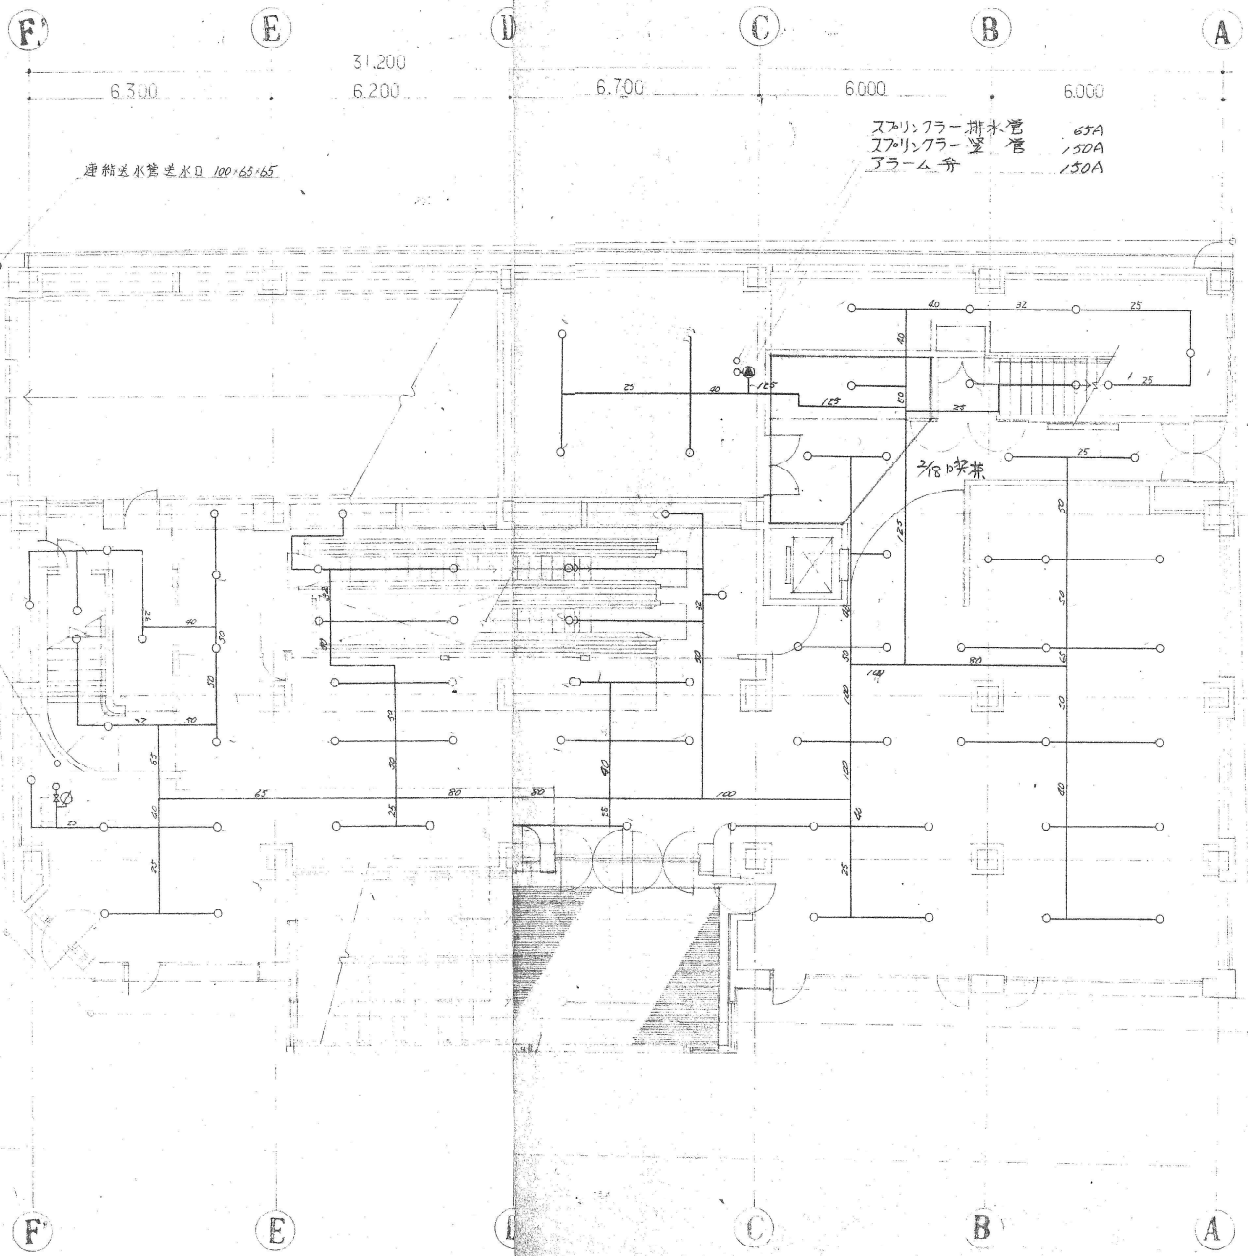

4' 6.500
 3' 4.700
 2' 4.200
 1' 3.000
 17.900
 4.700

連絡送水管 100A



スプリングラー排水管 30A
 管末ストー弁 25A

連絡送水管 100*65*65

スプリングラー排水管 65A
 スプリングラー排水管 150A
 プラーム弁 150A

スプリングラー

図号	0662	工程	(仮称)出車ビル新築工事
図名	消火設備平面図	図号	P-15
改訂		作成日	50. 6. 9
用		竣工日	

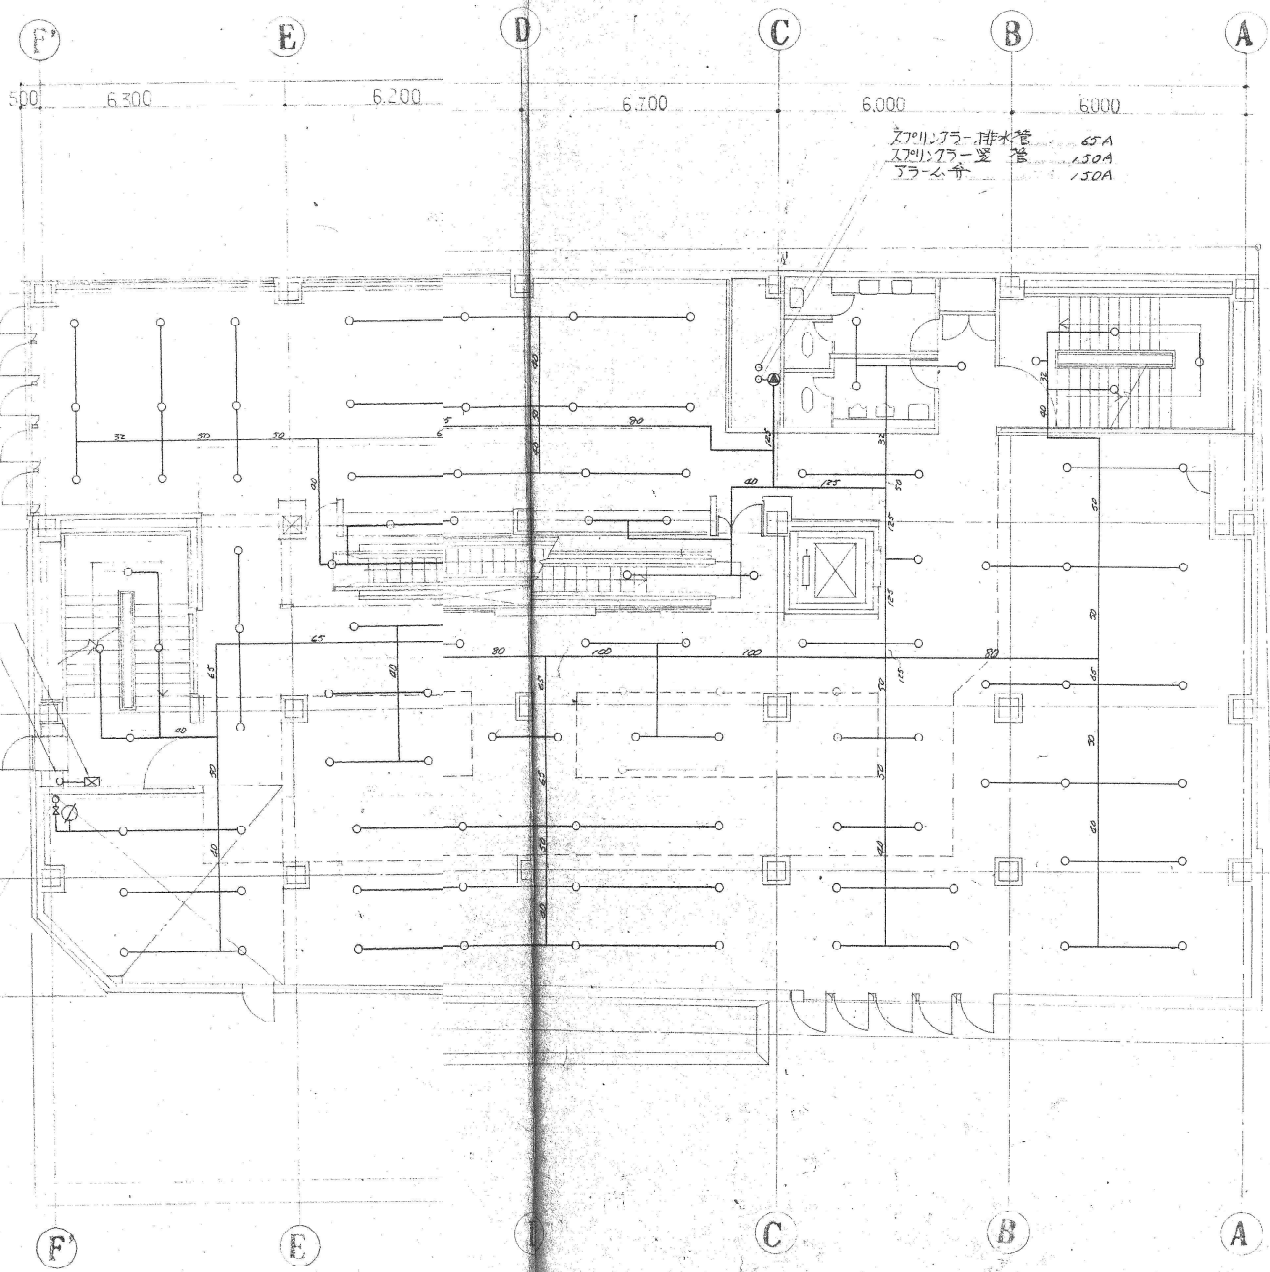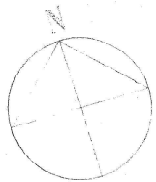


スリットラ-排水管 65A
 スリットラ-差 管 150A
 ラ-ム 弁 150A


専用排水口 65A
 運搬排水管 100A

スリットラ-排水管 50A
 管末ラ-ム弁 15A

図号 0602 (假称) 出陣ビル新築工事
 消火設備平面図 1:100 別冊 P-16
 作成 50.6.8
 成日

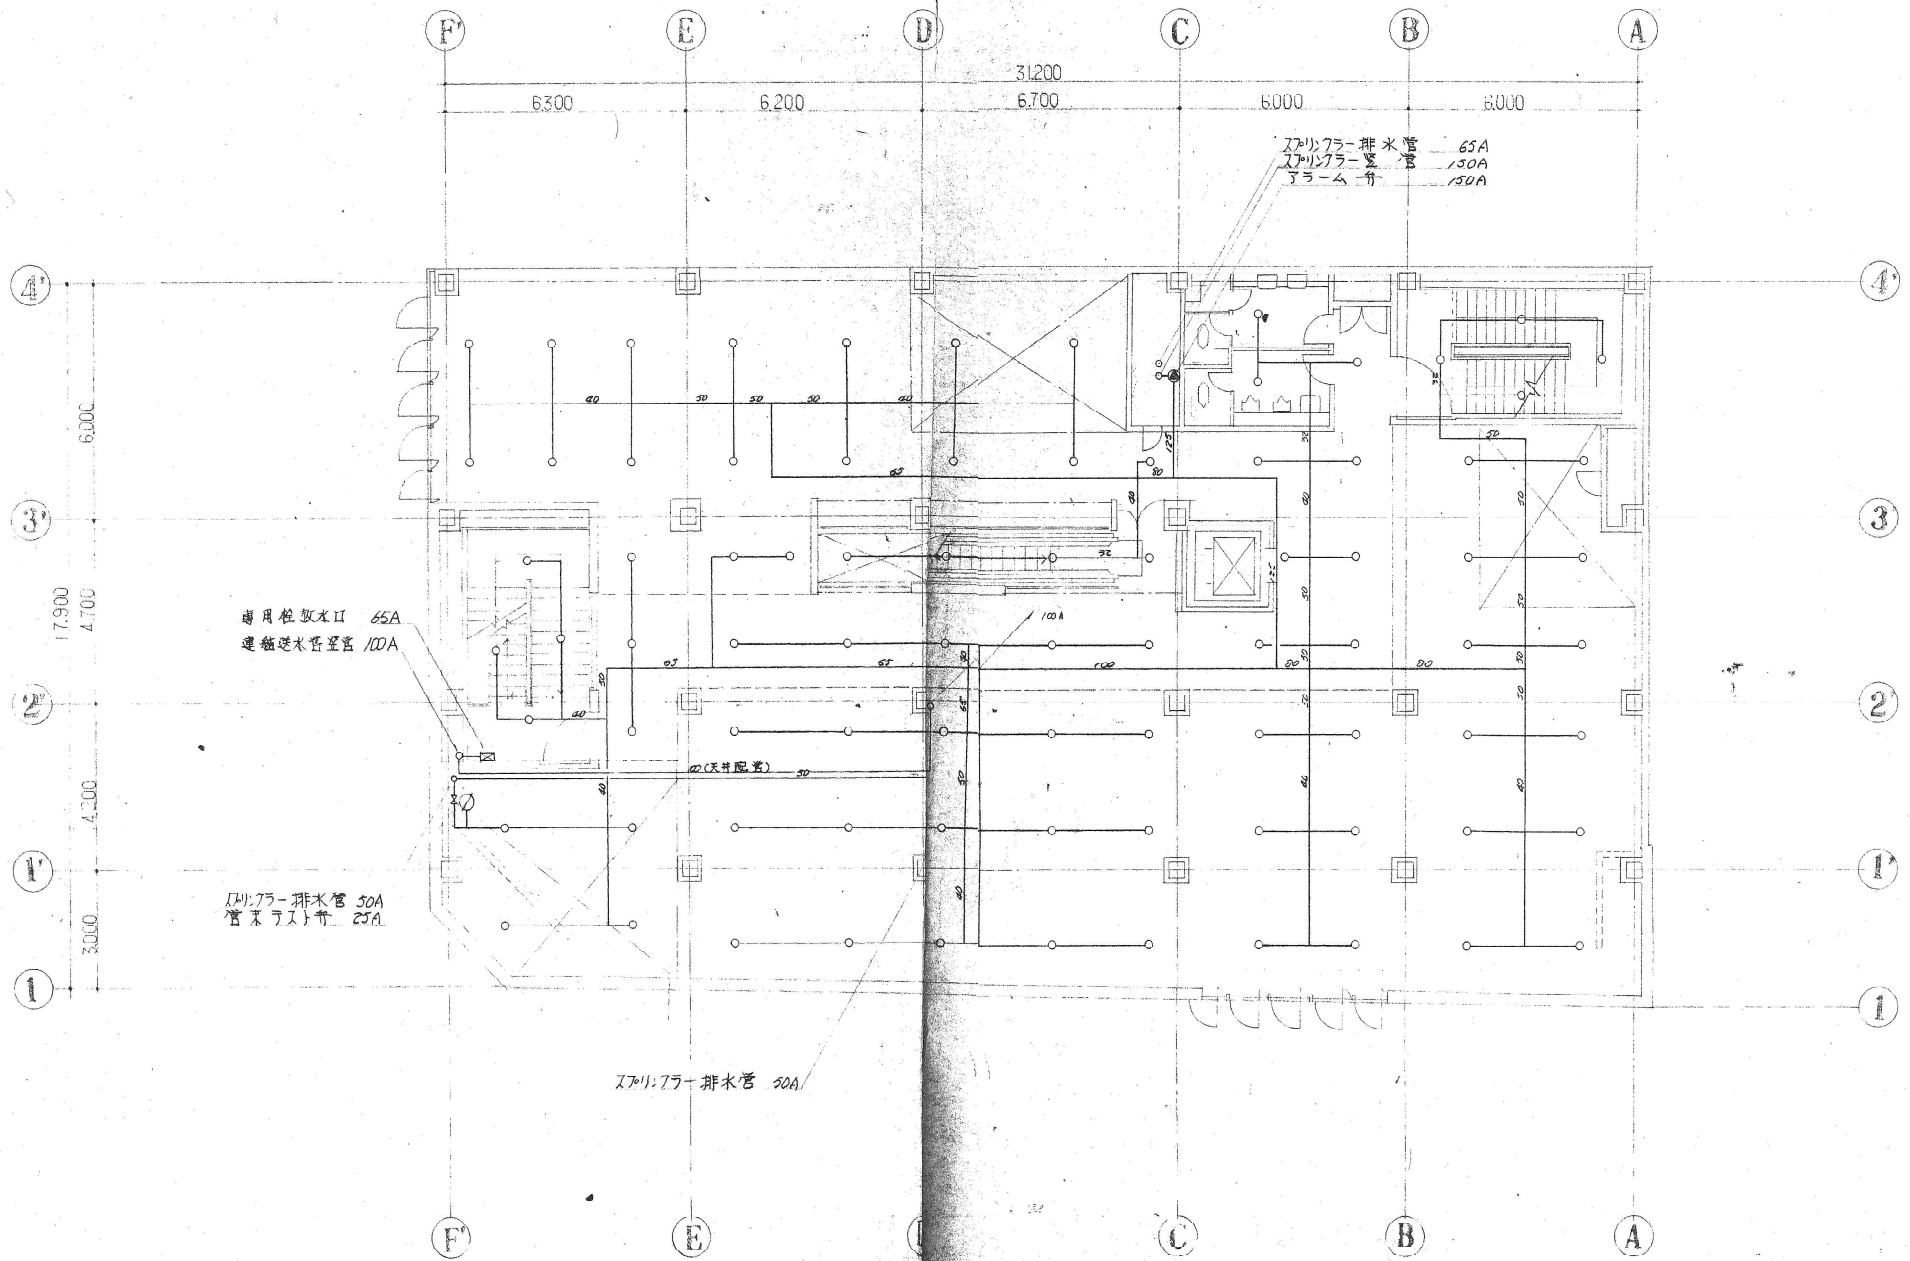

図番 0662 (仮称) 出車ビル新築工事
 図名 消火と階平面図
 図号 P-18
 作成 50.6.24

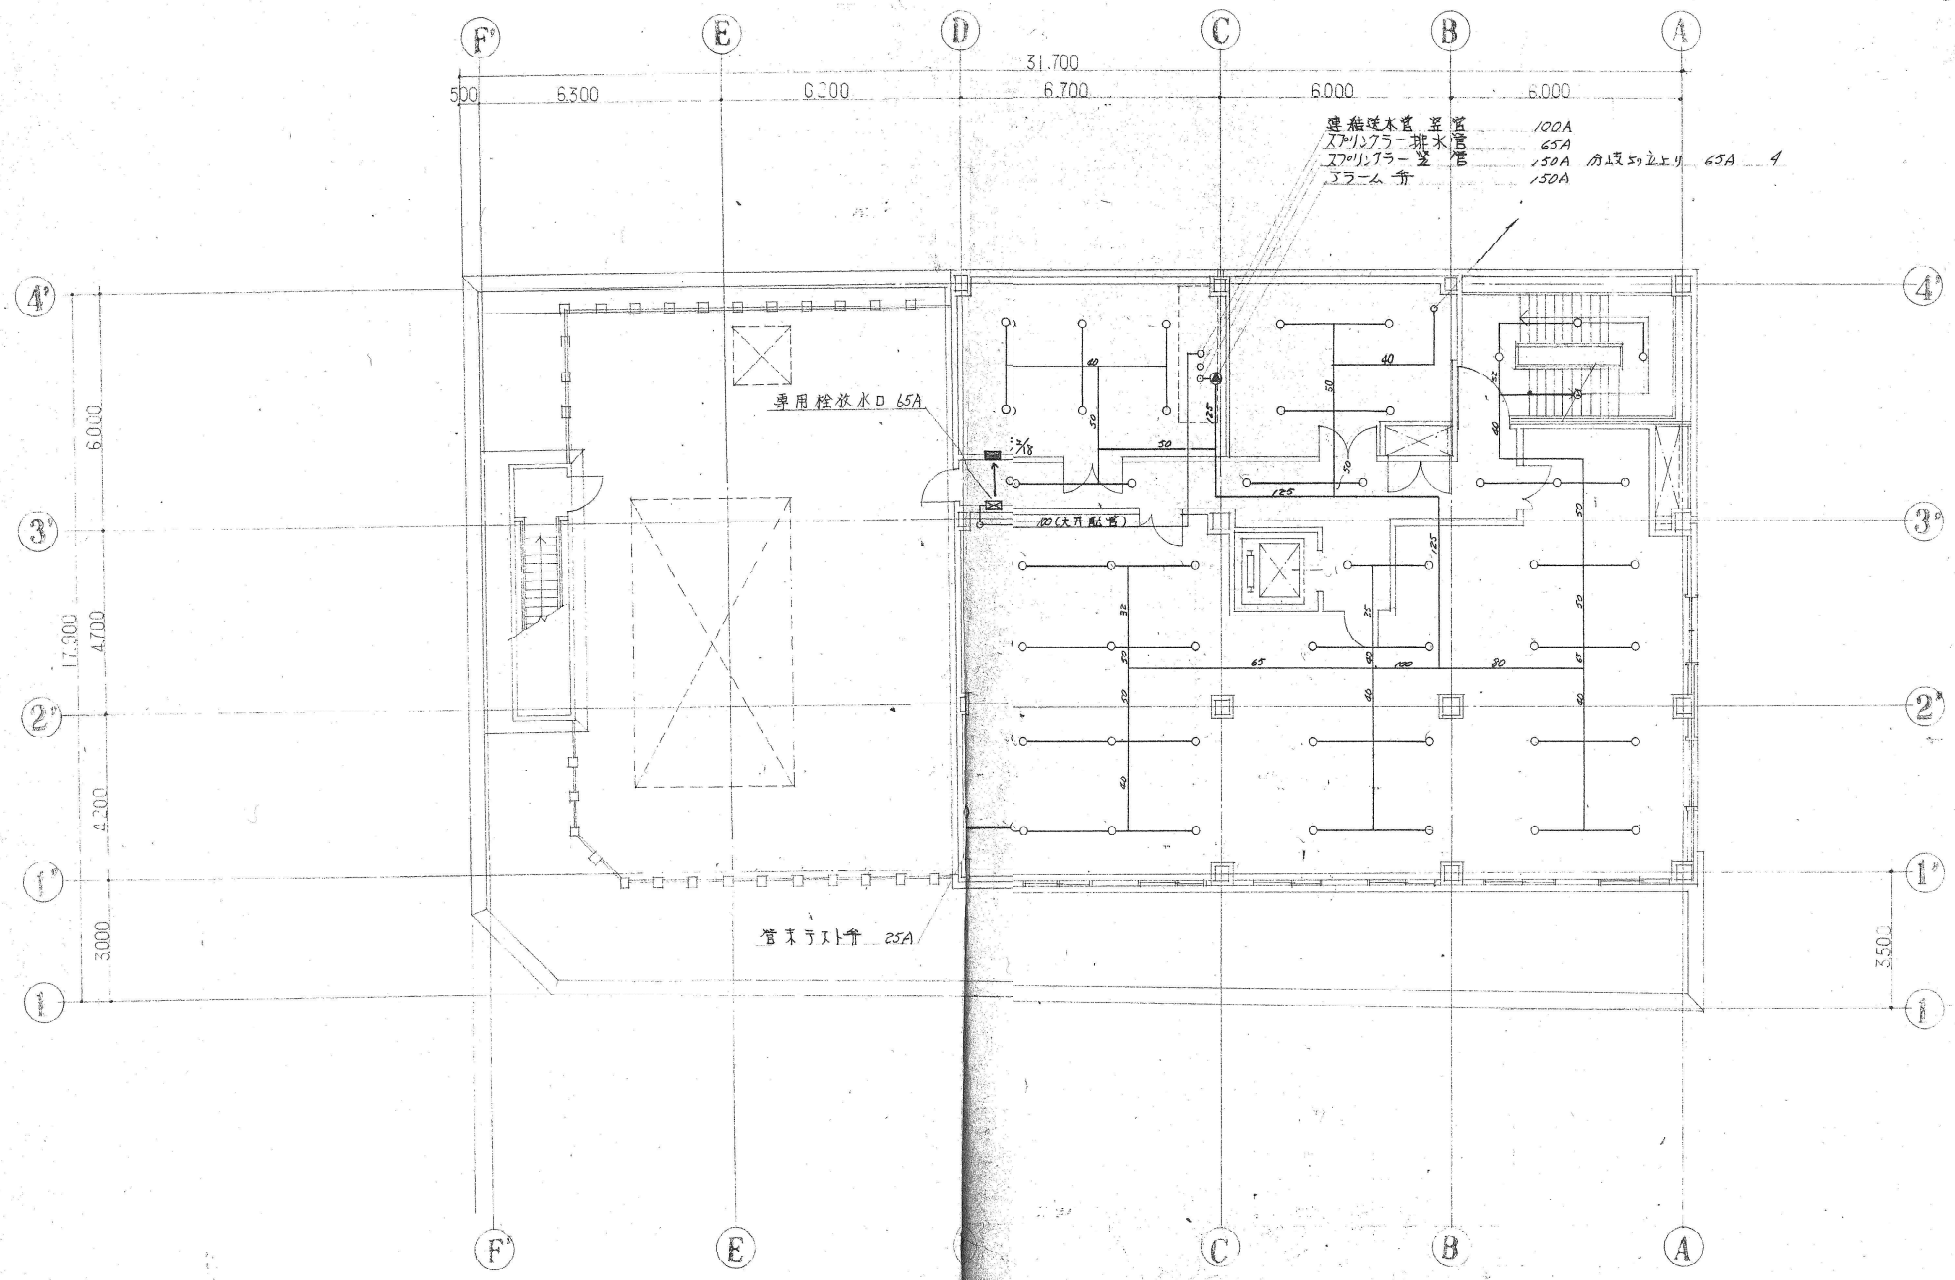


建築排水管 100A
 スリット排水 65A
 スリット排水 150A
 ガス管 150A
 力1段の上り 65A 4

専用栓水口 65A

管束下り弁 25A

図番	062	正名(仮称)	ビル新築工事
図名	6階平面図	別冊	P-19
作日	50. 5. 9	原	

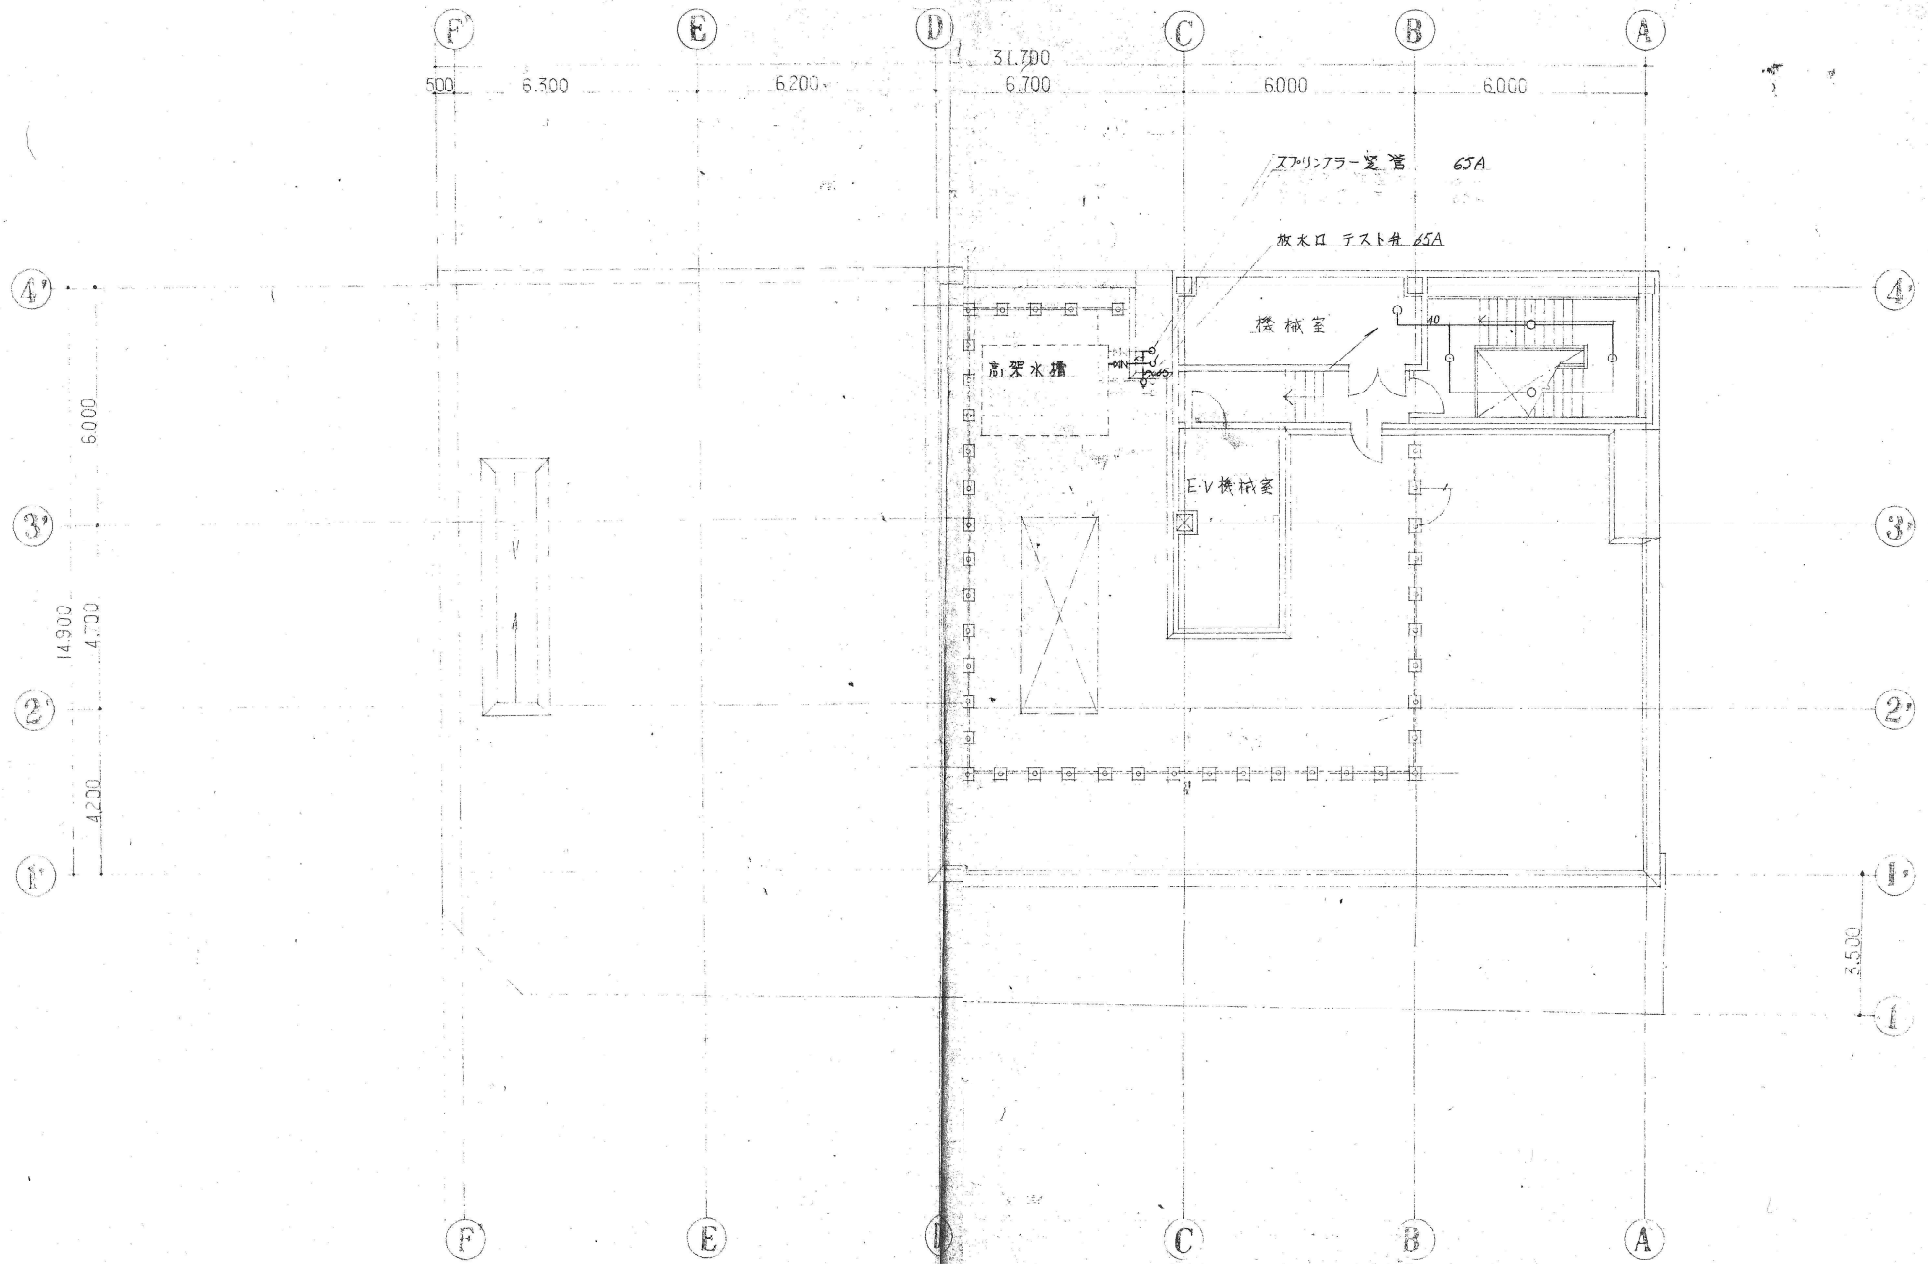

図名	0602 工事 (仮称) 出車ビル新築工事		
図番	1/20	図時	P-20
図尺	1/20	作年月日	50.8.9