


1 层平面图 比例 1/100

新加坡市計局建築地下工程及工程圖

入庫E/L十階平面圖


收尺	100	項	水	訂	1950/5/24	7月5日
形	計	水	電	正		

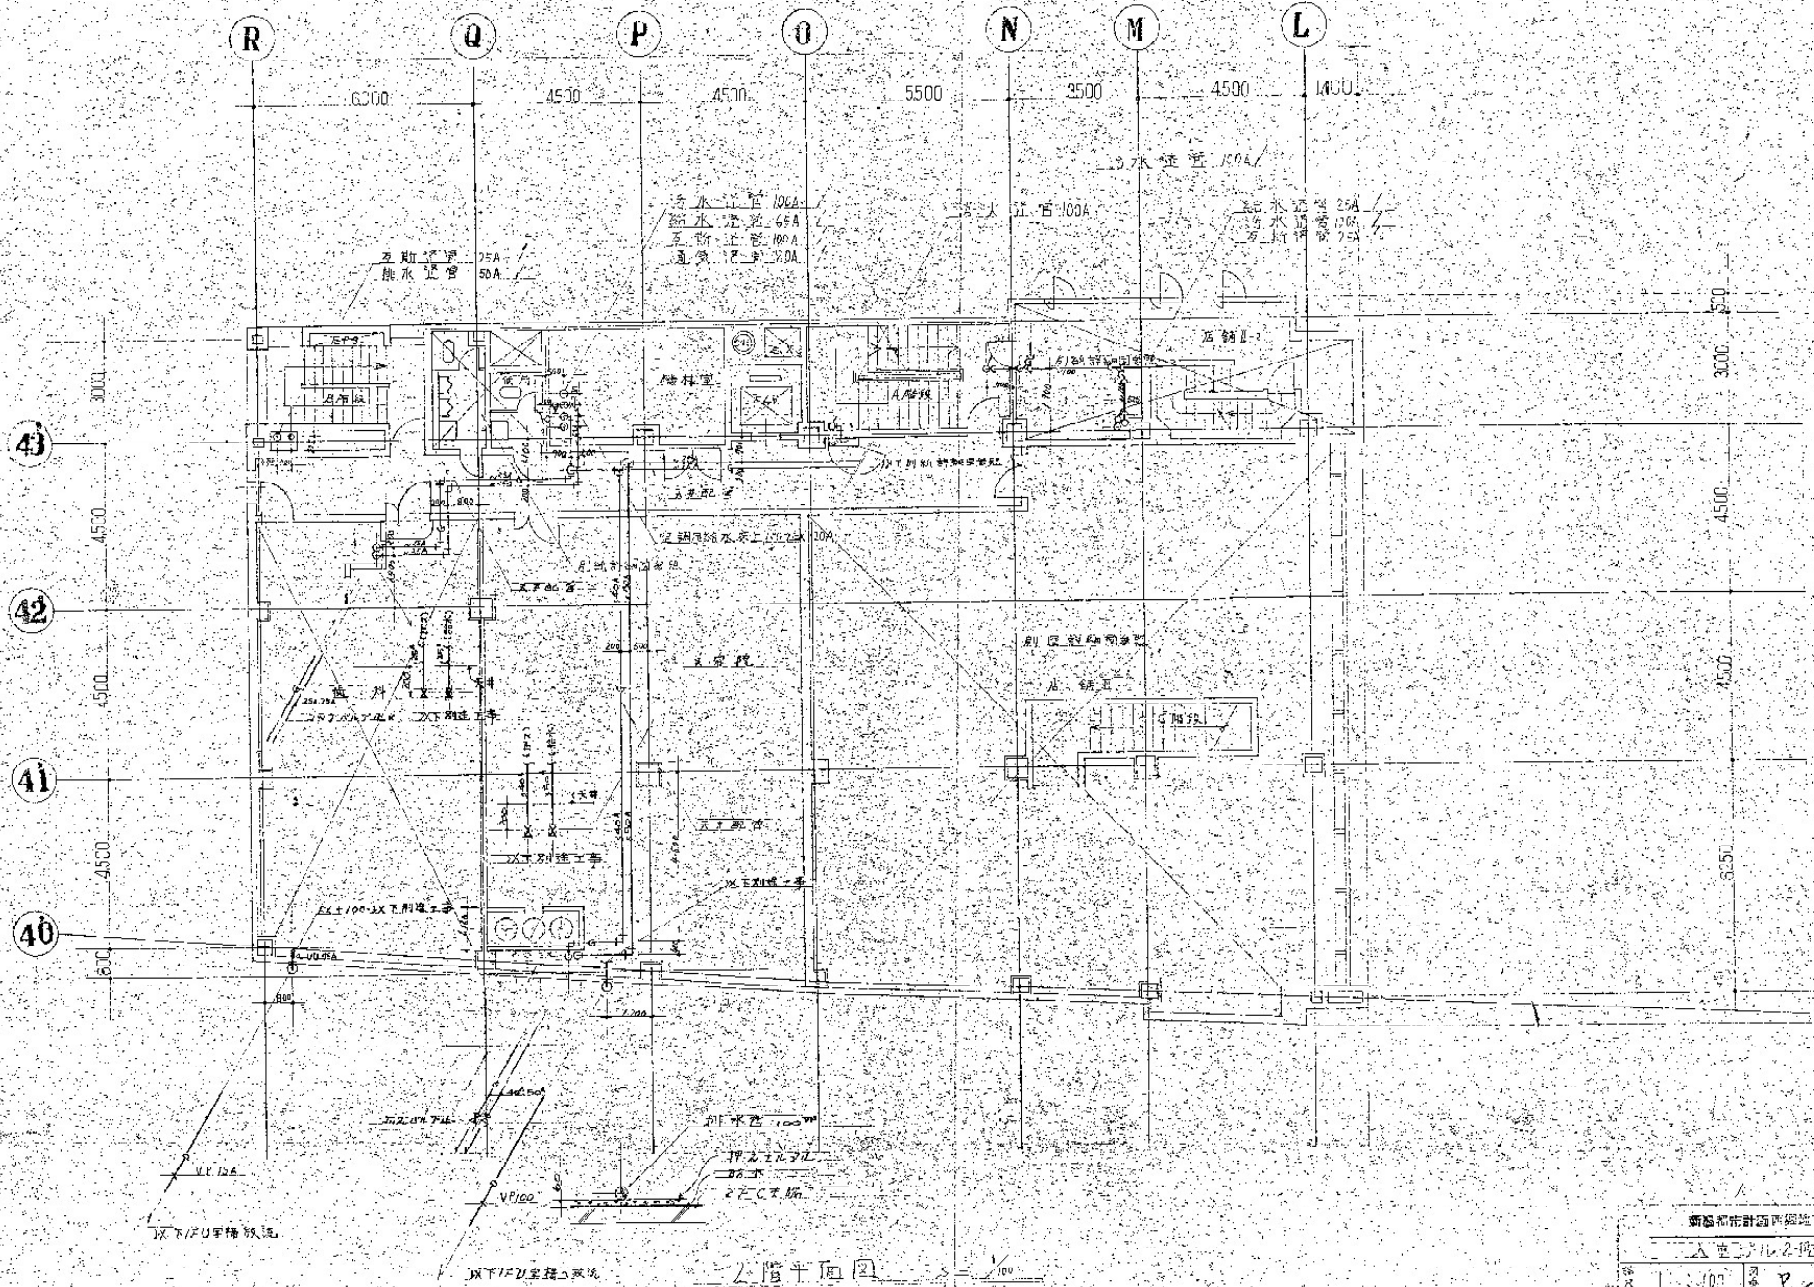

新築都市計画西側地下駐車場及び歩道等

入連ビル2階平面図


図番	11-107	図名	P-2	設計	昭和37.3.27
設計		校核		監	
製図		校核		監	

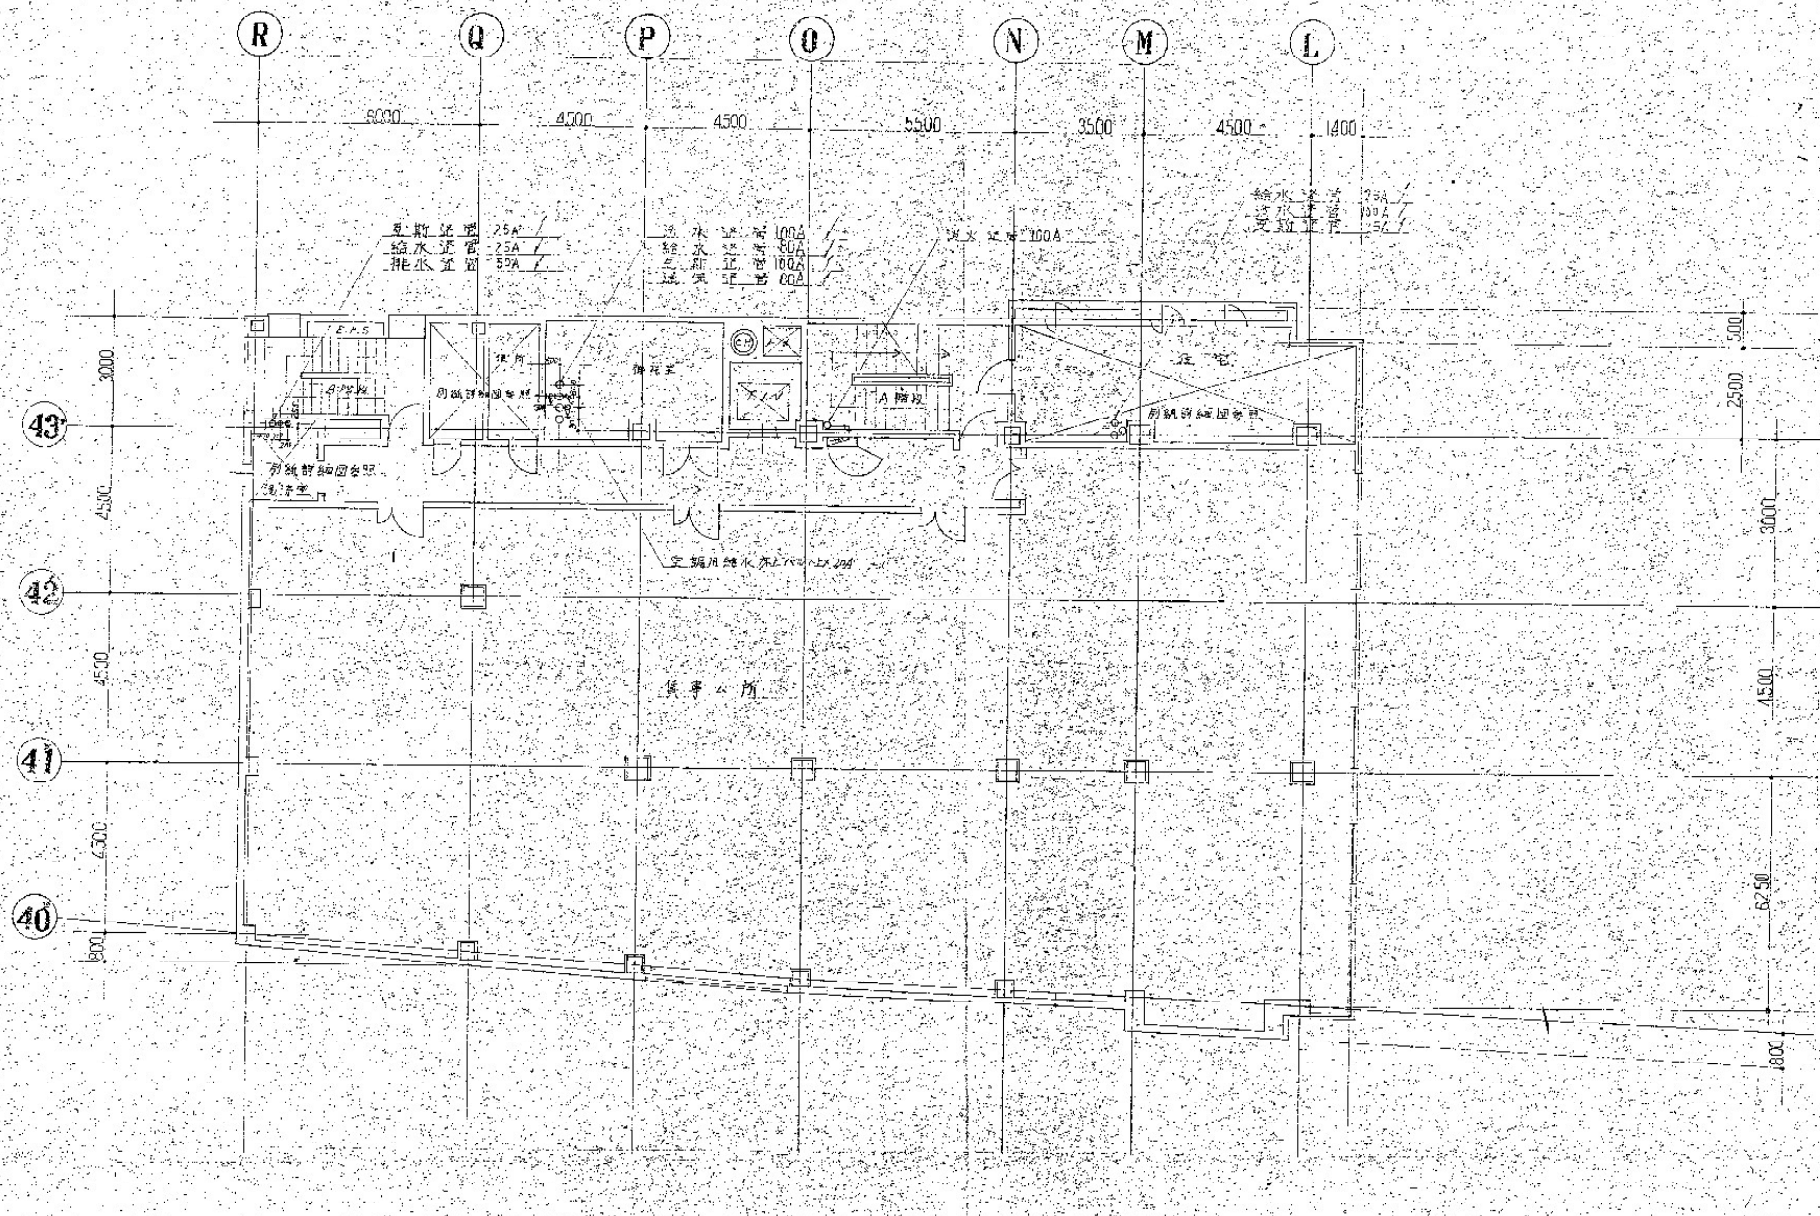

3階平面図 $S = \frac{1}{100}$


新築ビル計画図紙下層平面図の縮小図			
大車台3階平面図			
縮小	1:100	縮小	1:100
縮小	1:100	縮小	1:100
縮小	1:100	縮小	1:100
縮小	1:100	縮小	1:100

4.1

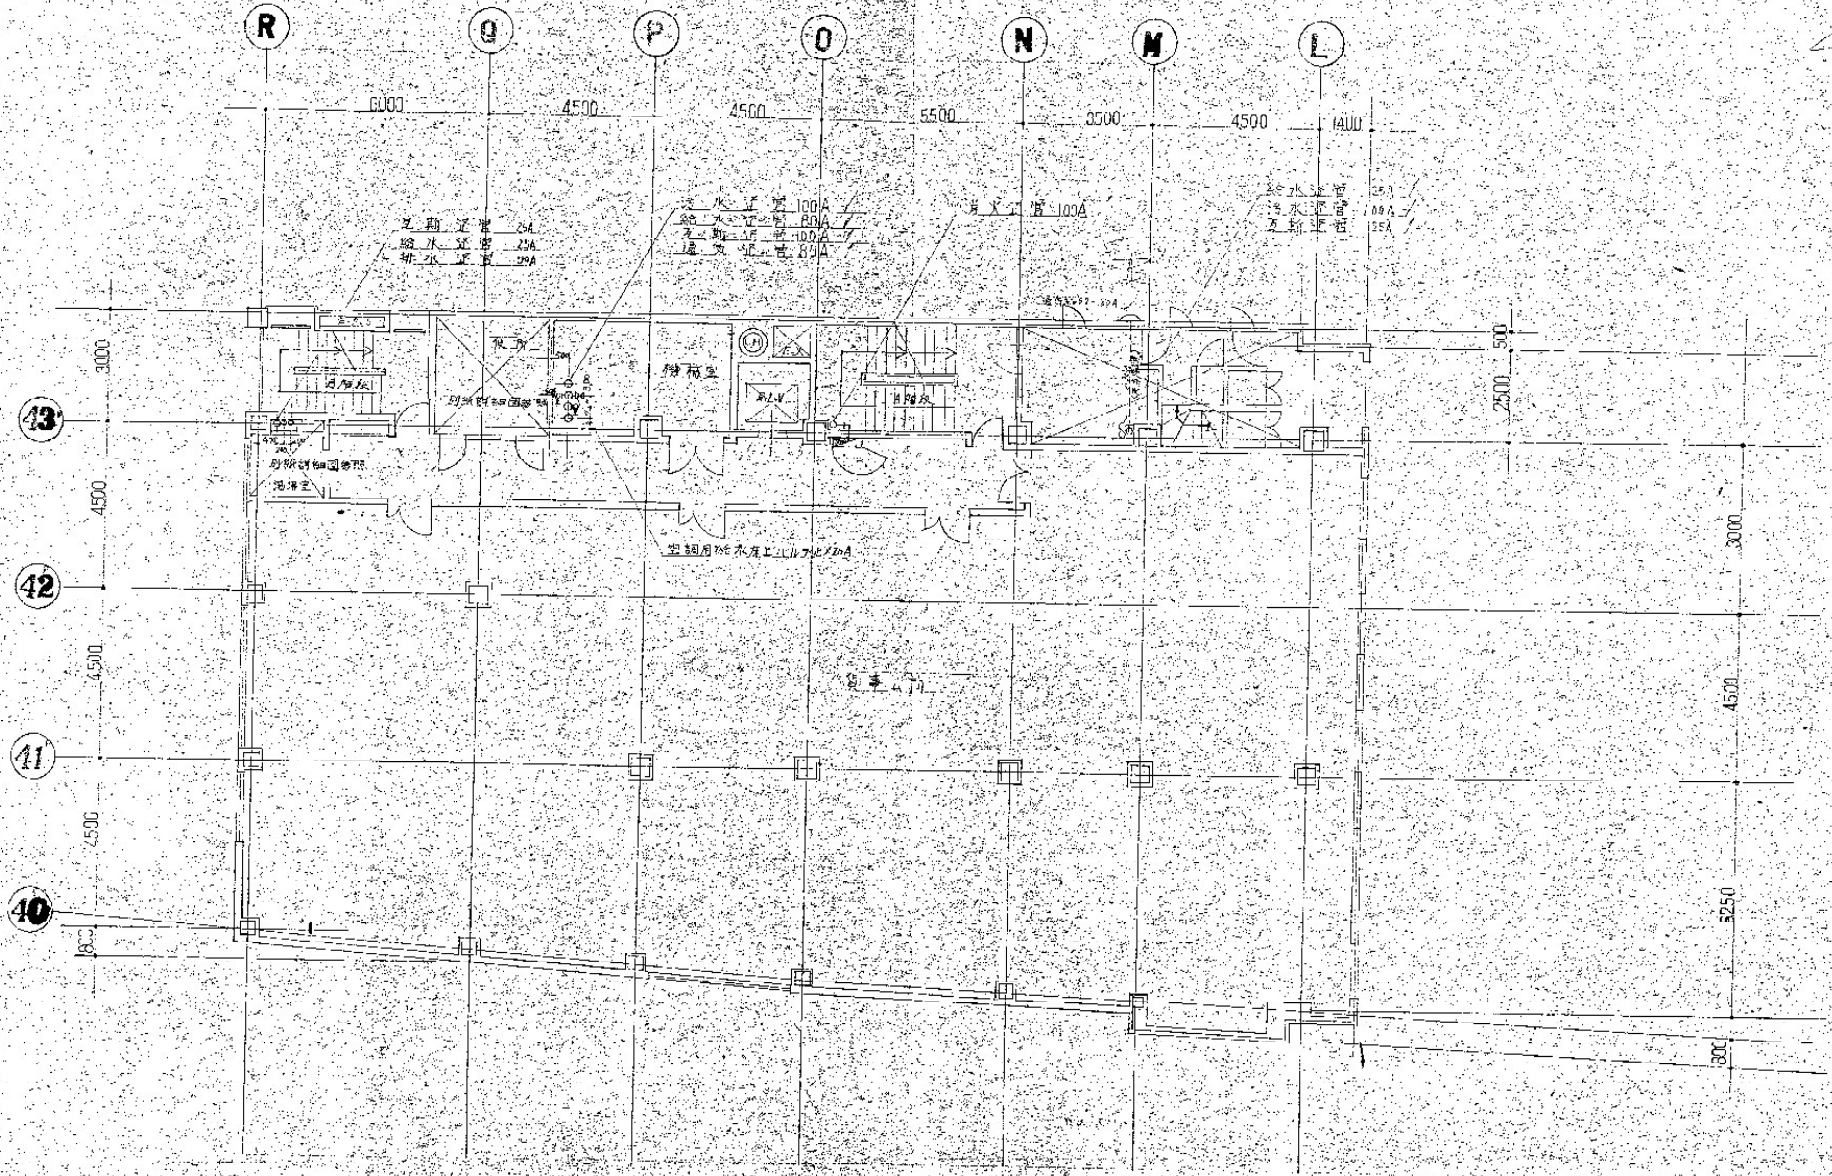


4階平面圖 1/100

新加坡建築師公會註冊之建築師			
大馬路4階平面圖			
比例	1:100	圖名	大馬路4階平面圖
日期	2012年12月18日	設計	...

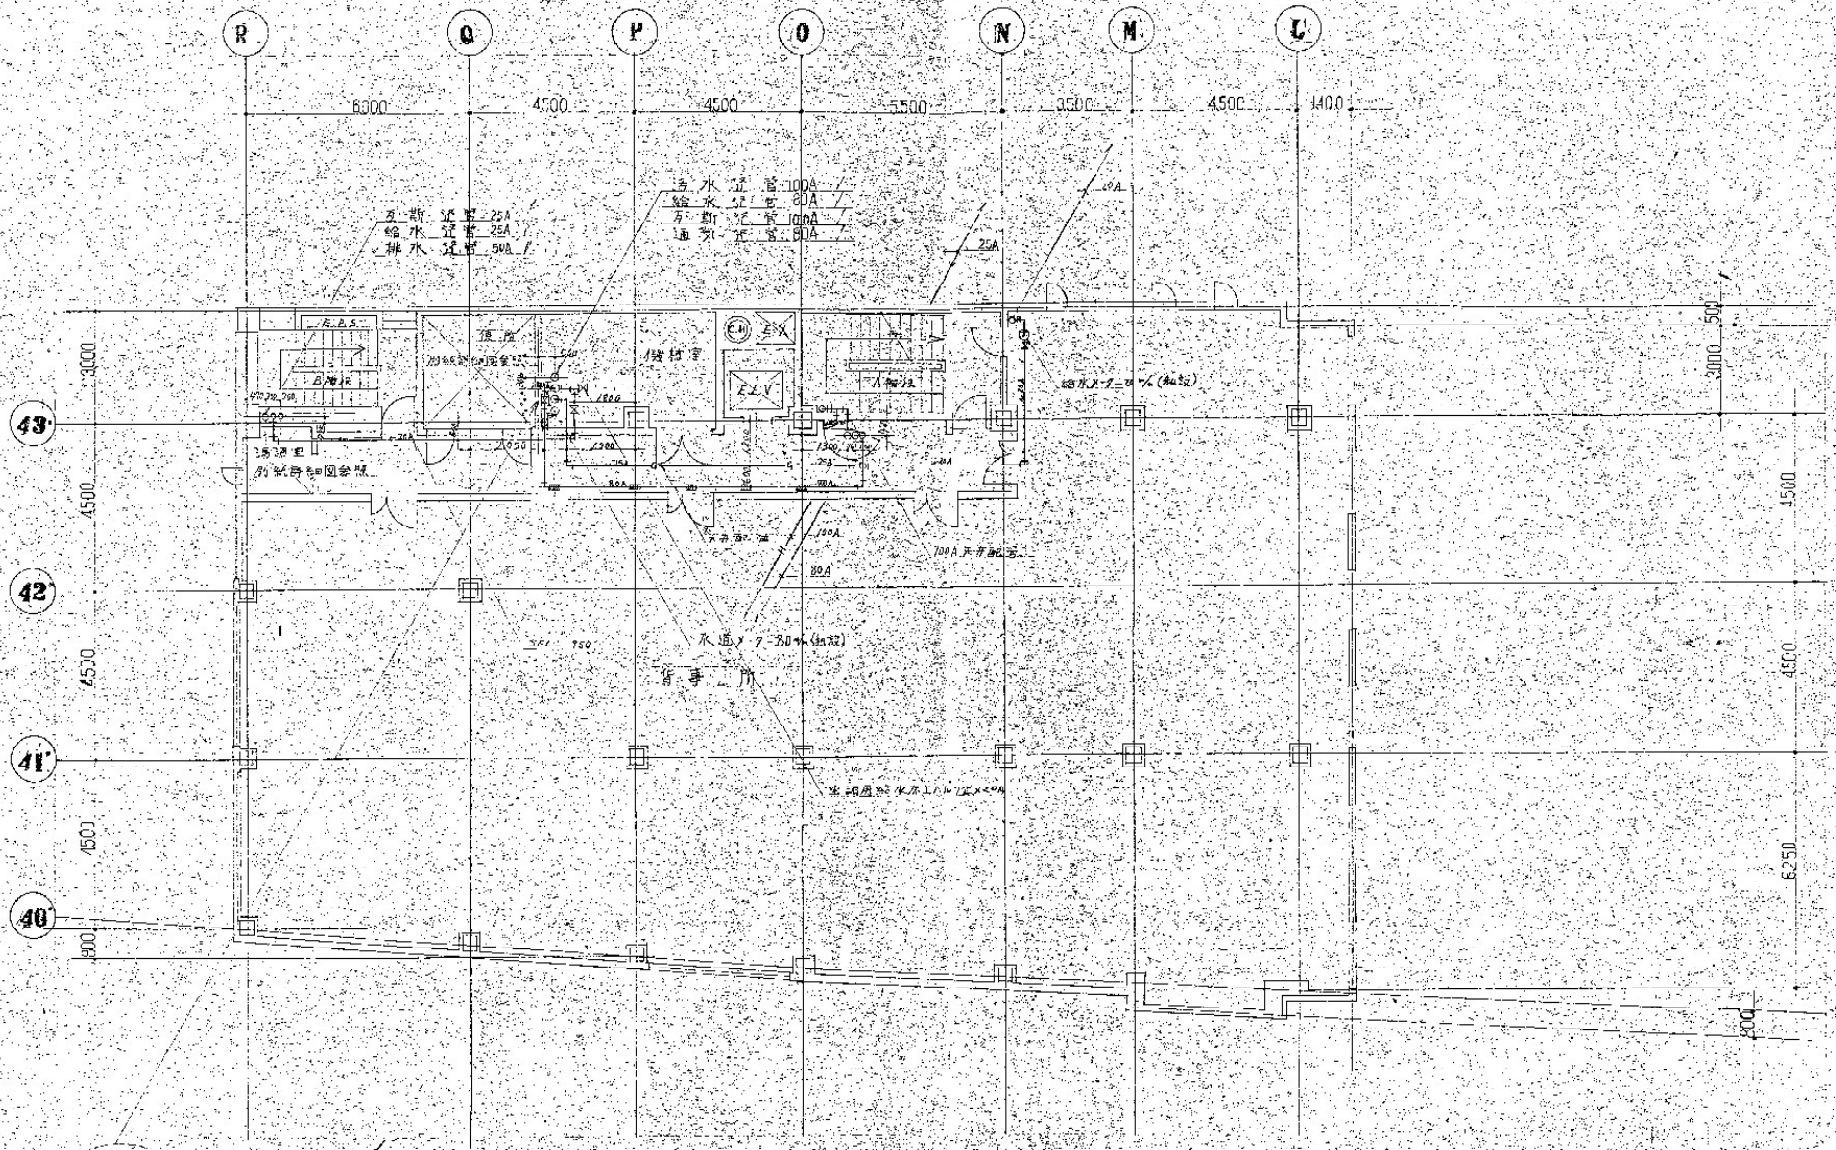


5 楼平面图 s=210

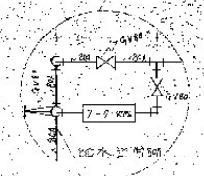

水道 1-1 详图

新橋市和計画西橋田下町車站及住宅建築			
水 車 工 作 機 器 詳 圖			
編 号	3100	設 計	日 1950年 12月 22日
設 計	日 1950年 12月 22日	校 核	日 1950年 12月 22日
校 核	日 1950年 12月 22日	施 工	日 1950年 12月 22日
施 工	日 1950年 12月 22日	監 理	日 1950年 12月 22日

61

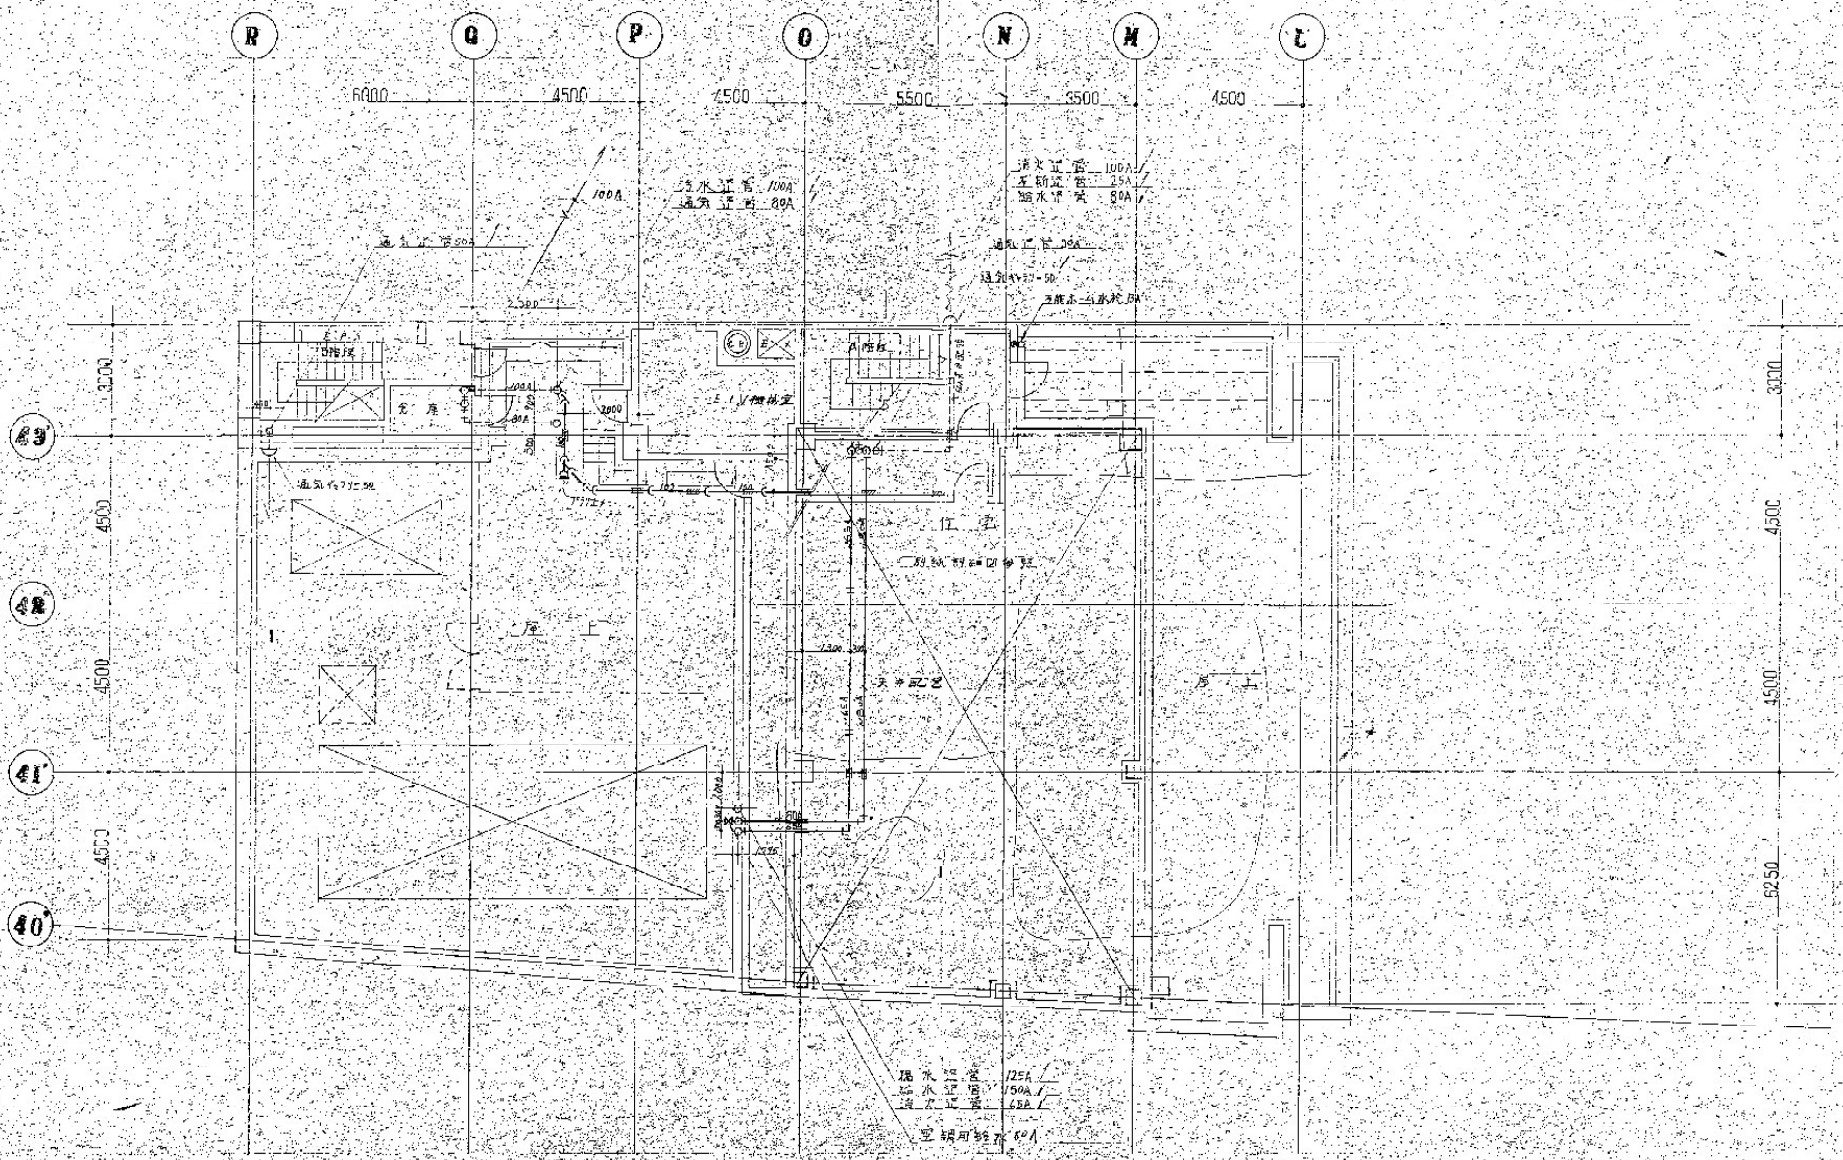


6階平面図 1/100

新築計画地西地下停車場及び設備等

入車ビル6階平面図

縮尺	1:100	図番	0-6	訂	昭和50年12月22日
設計	設計	監	監	訂	
日				正	

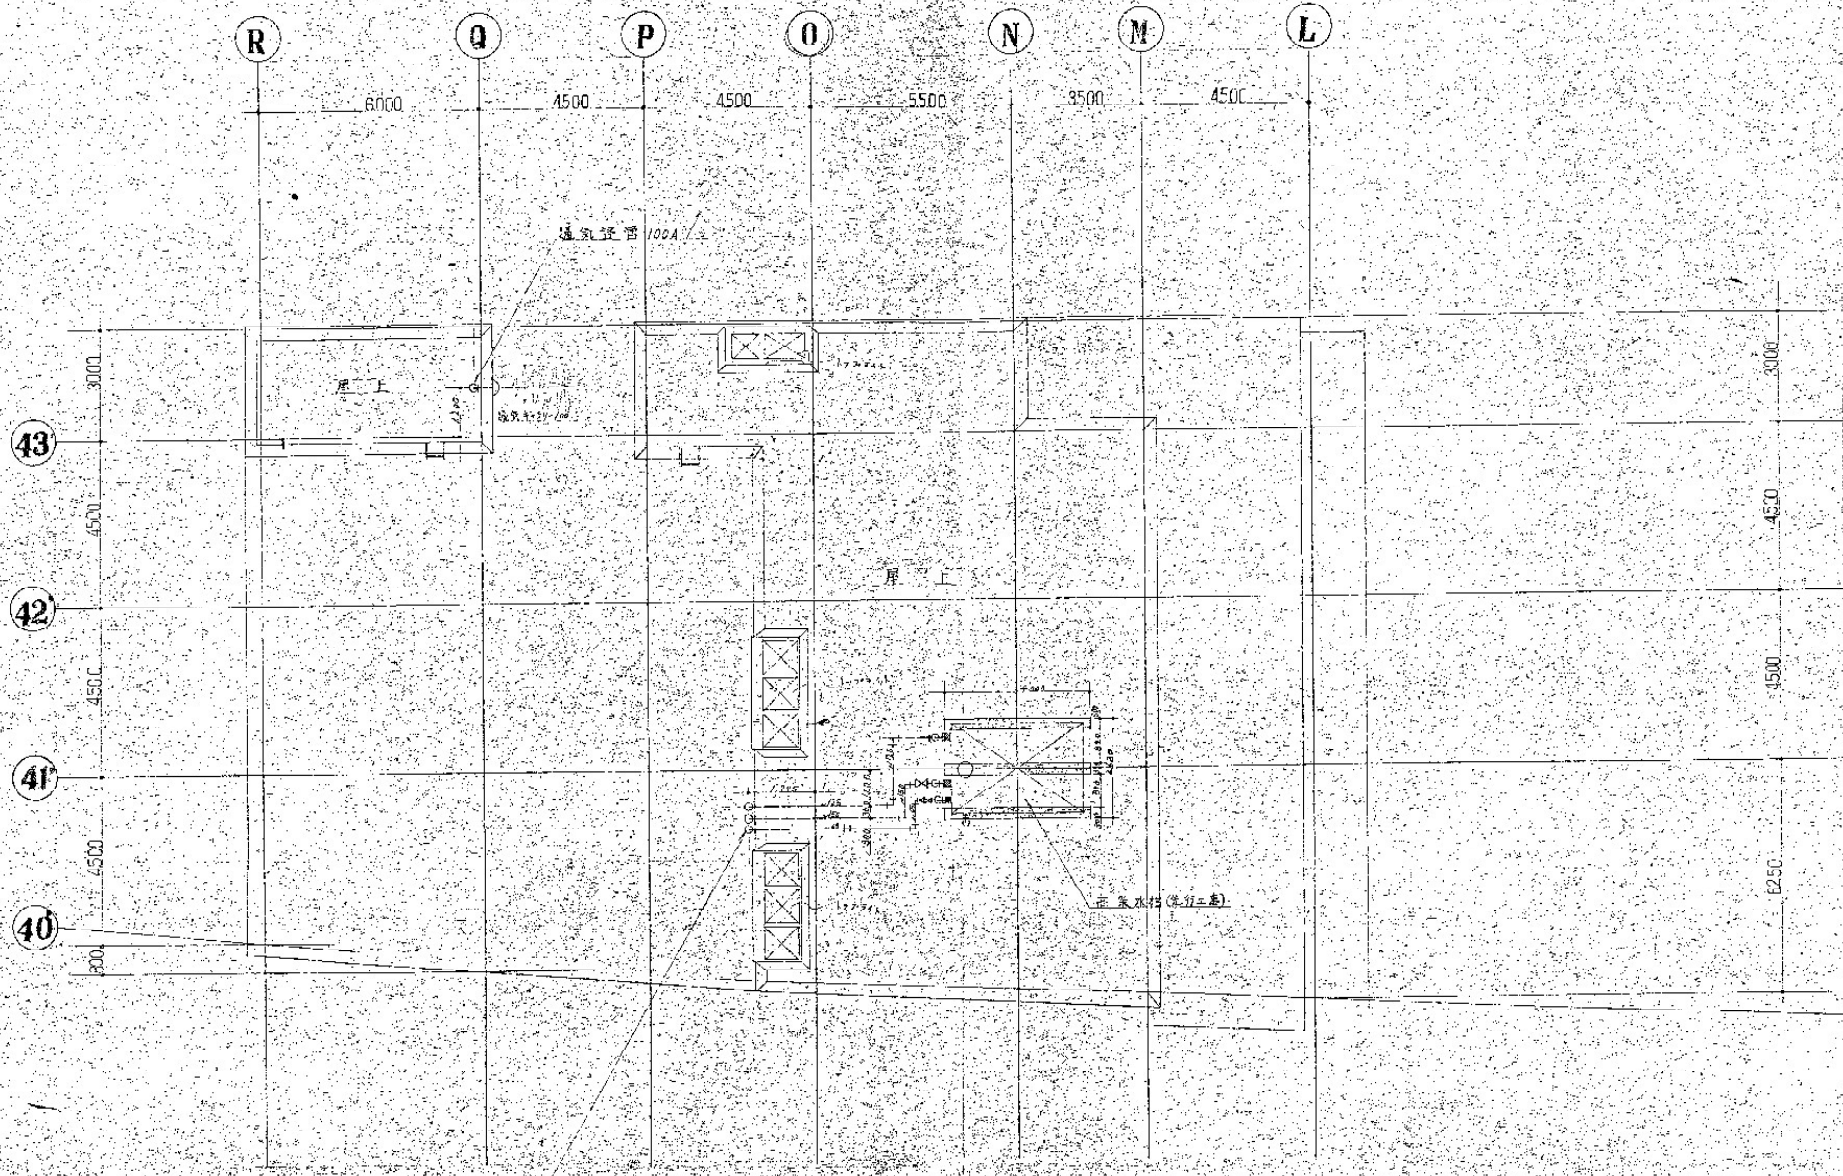


/ 通風管 100A (先行工事)
 / 給水管 管/SOBS (先行工事)
 / 排水管 管 60A


R-F平面圖 5-1/100

--- 先行工事 (先行工事)

新嘉坡化計西區地下停車場及O'荷蘭平坊				
人車ビル R-F 平面圖				
縮尺	1:100	圖名	R-F	訂
設計		校核		
繪圖		審核		
日期		圖號		

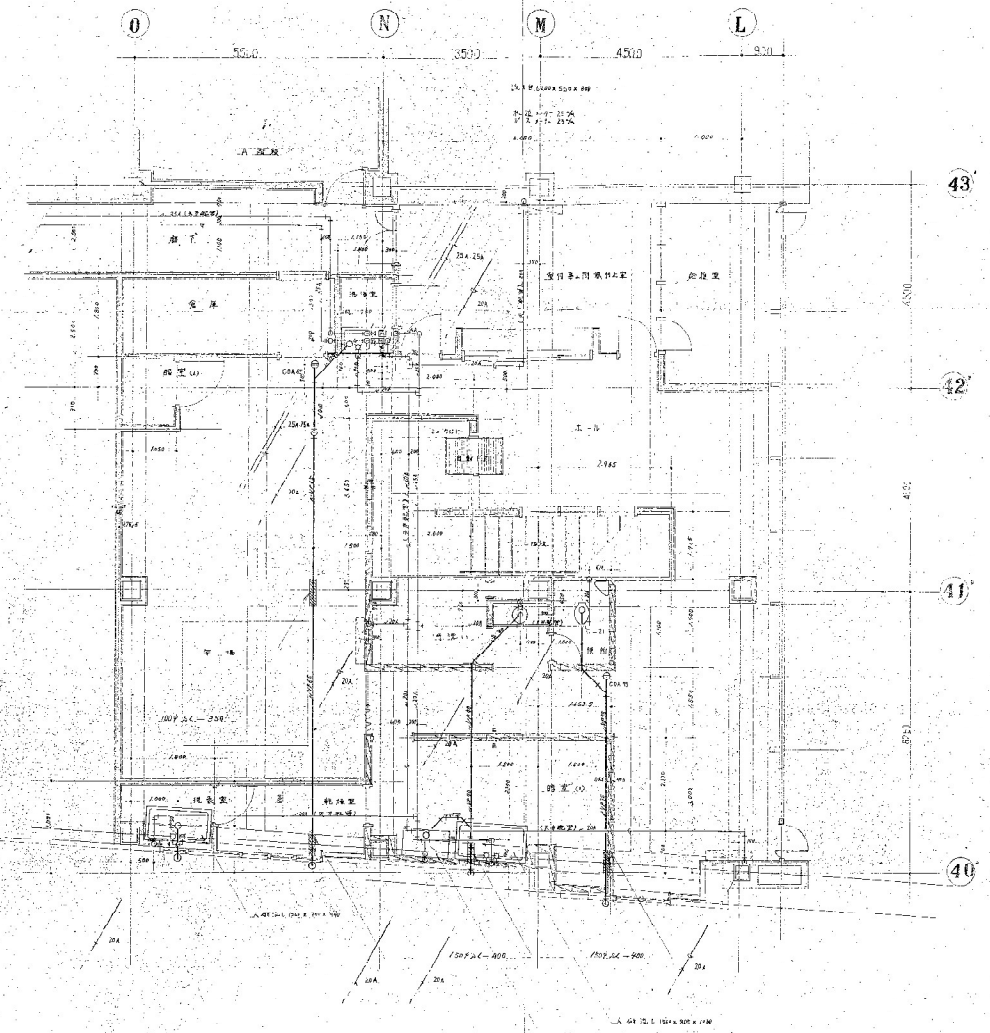


新田平尾路平面図 1/50
 凡例 1. 1500 x 400
 2. 給気口 3. 採光口 4. 採光口 5. 採光口

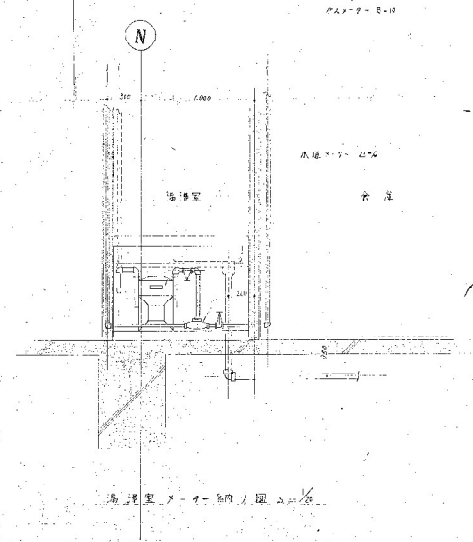


図書室の断面図 1/50

新田平尾路	
新田平尾路平面図	
図号	7/8
縮尺	1/50
作成	
校核	

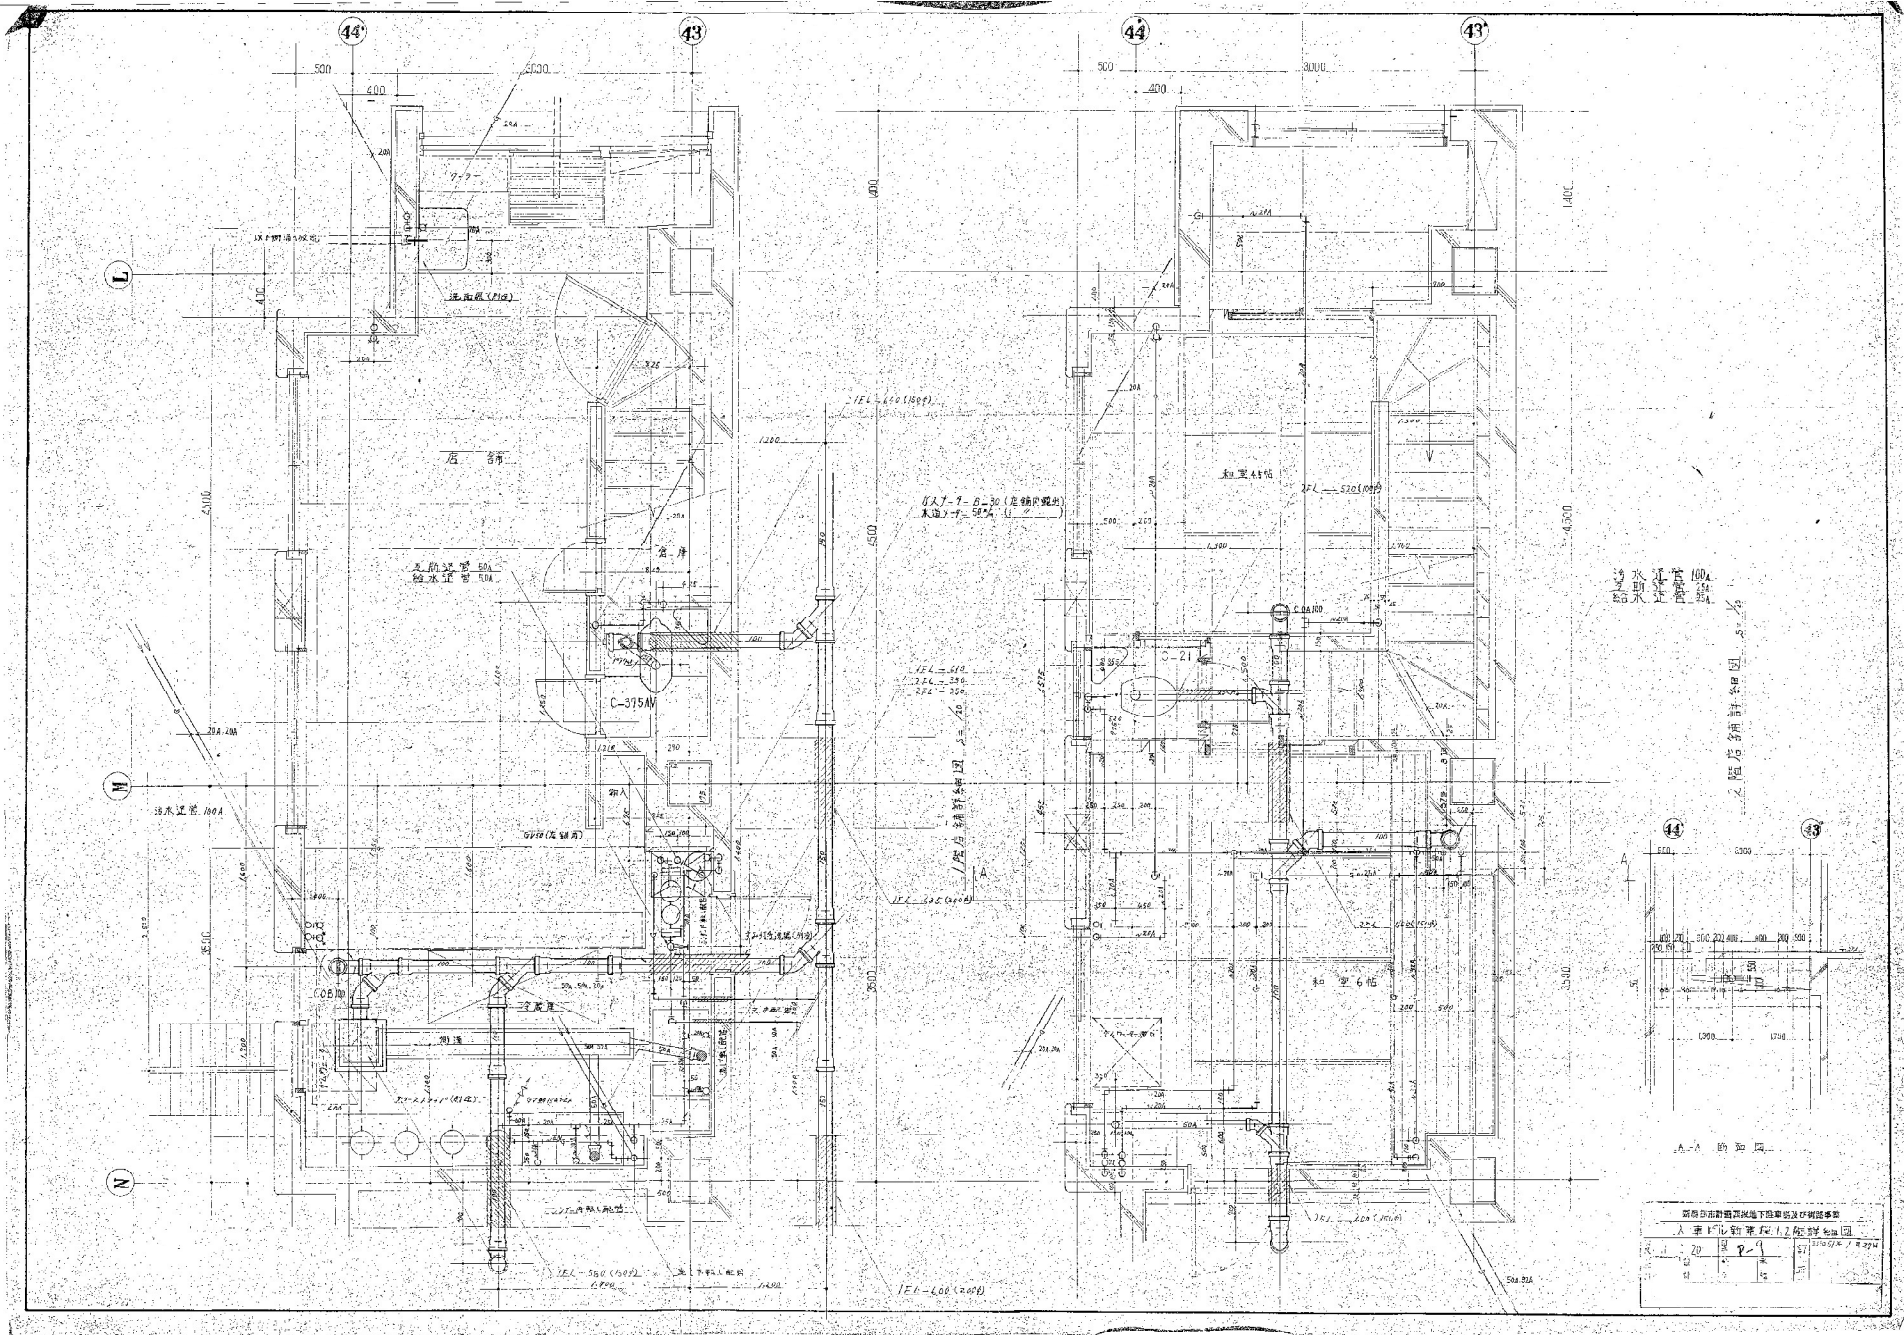

建築師事務所
 建築師
 2-1 附屬建築設計圖 1/50

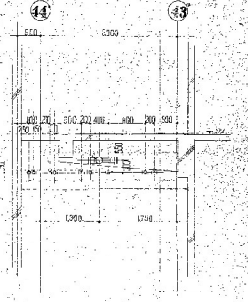


A-A 的剖面

房屋使用說明及地下設施說明

圖名	1/20	1/50
圖號	20	51
日期	92	12

大華建設工程 112 號設計圖

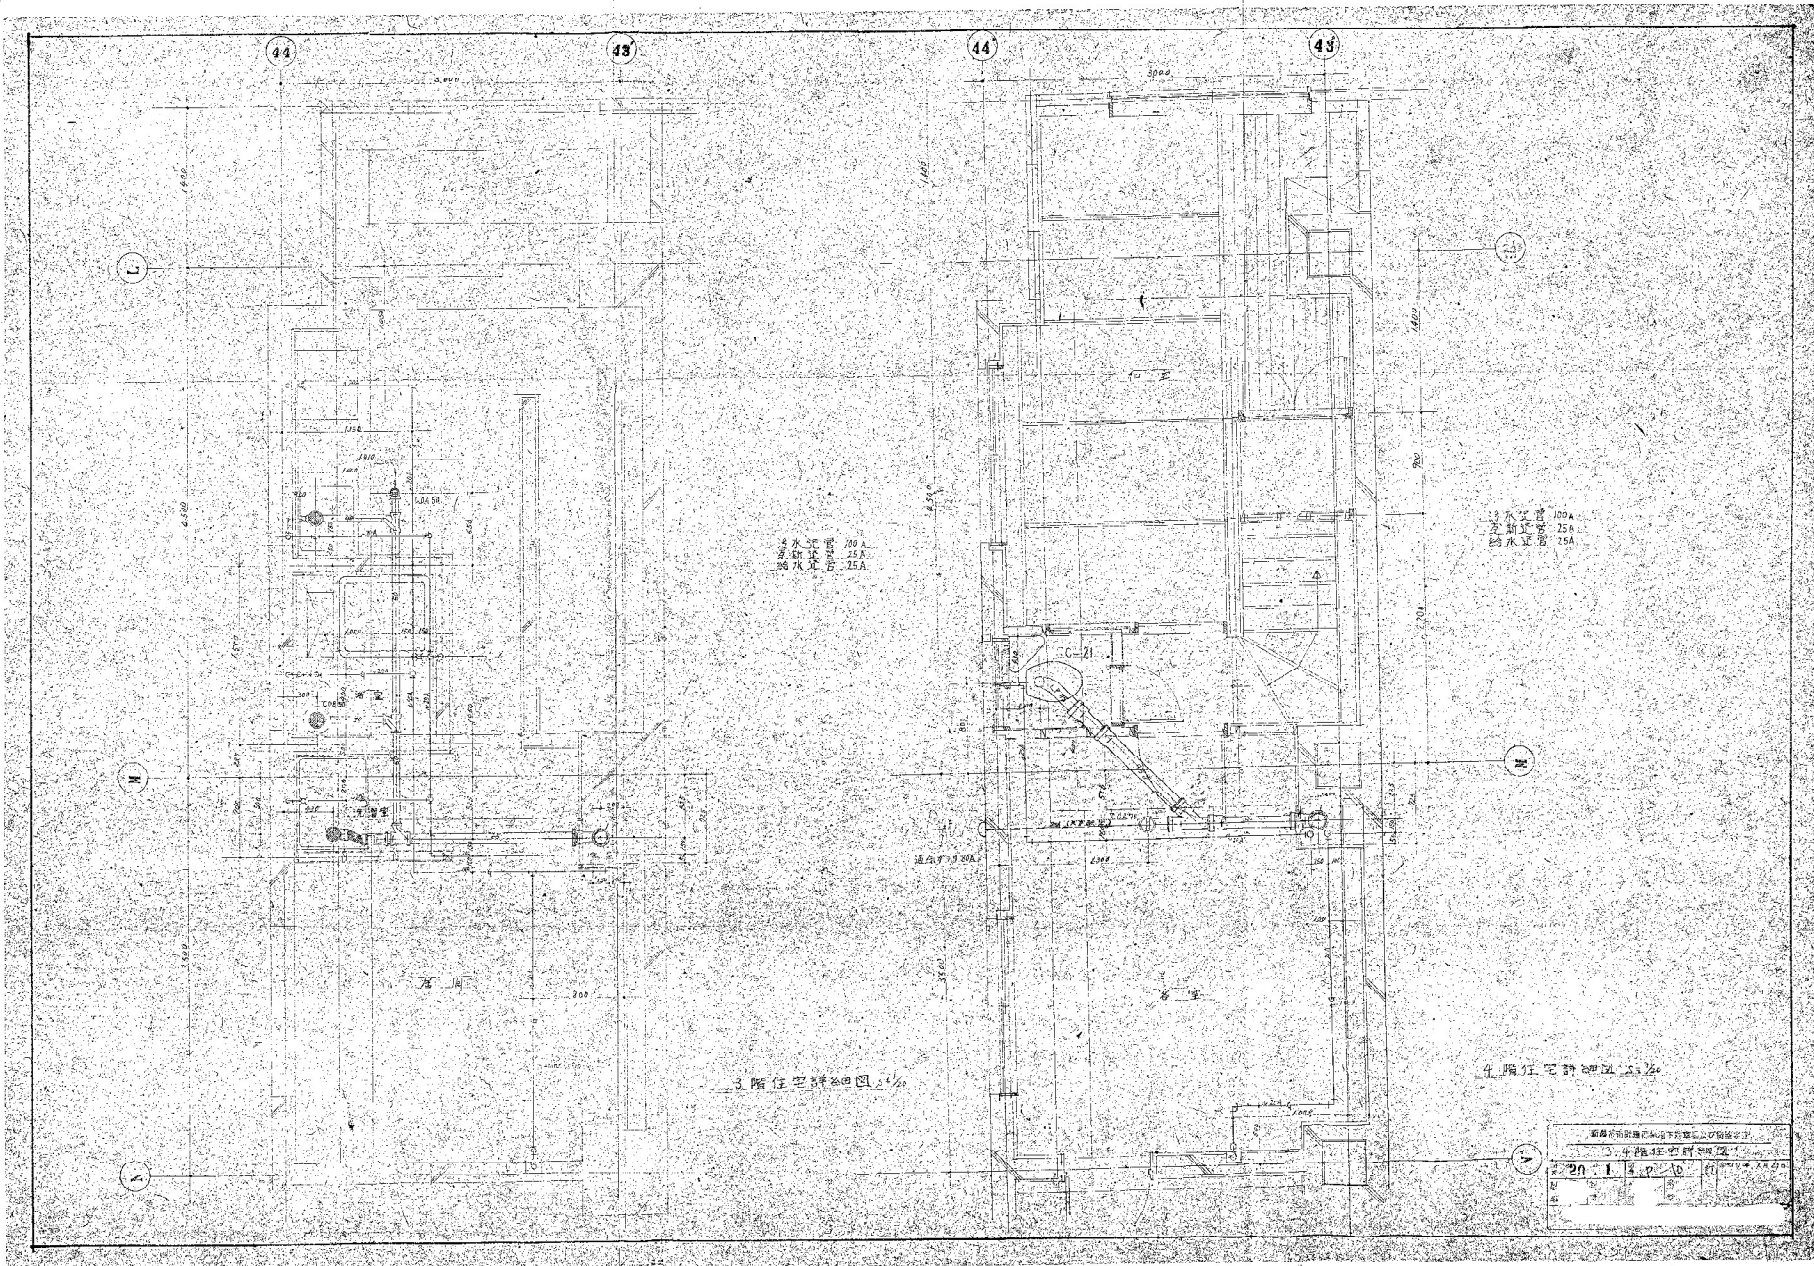

4 水 管 20A
 5 水 管 25A
 6 水 管 25A

3 水 管 20A
 4 水 管 25A
 5 水 管 25A


3 階住宅詳細圖 1/20

4 階住宅詳細圖 1/20

圖樣說明書 1. 圖樣說明書 2. 圖樣說明書 3. 圖樣說明書 4. 圖樣說明書			
20	1	10	10
20	1	10	10
20	1	10	10

冷水管径 100A
 给水管径 80A
 互锁管径 100A
 通风管径 80A

通气管径水高上采直通 50A

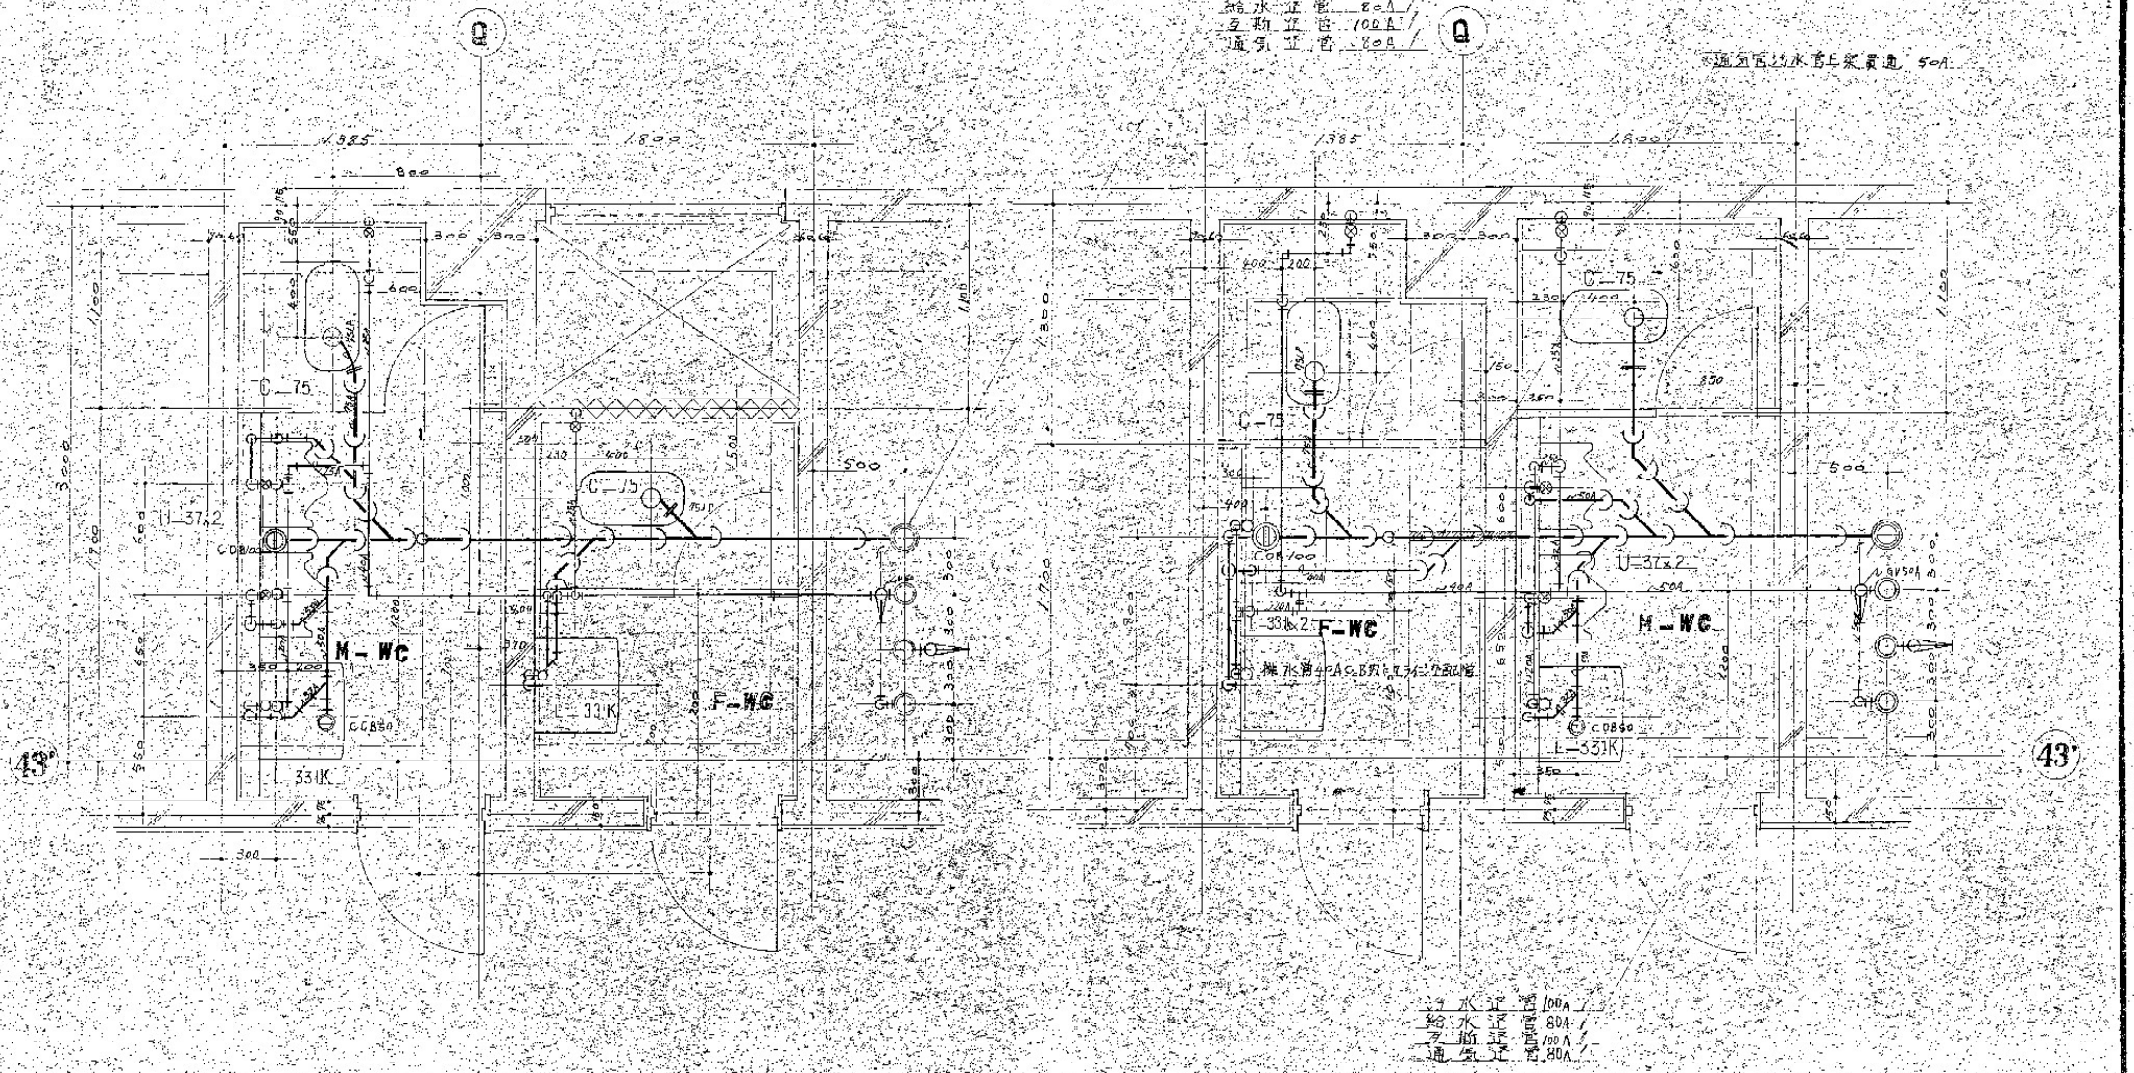


2 階便所詳細図 s=1/20

3~5 階便所詳細図 s=1/20

明洞部山計画四角地下工事及設備			
人妻ビル2、3、5階便所詳細図			
縮尺	1:20	設計	1987.5.14
製図	林 正	校核	
図	林 正	設計	

43

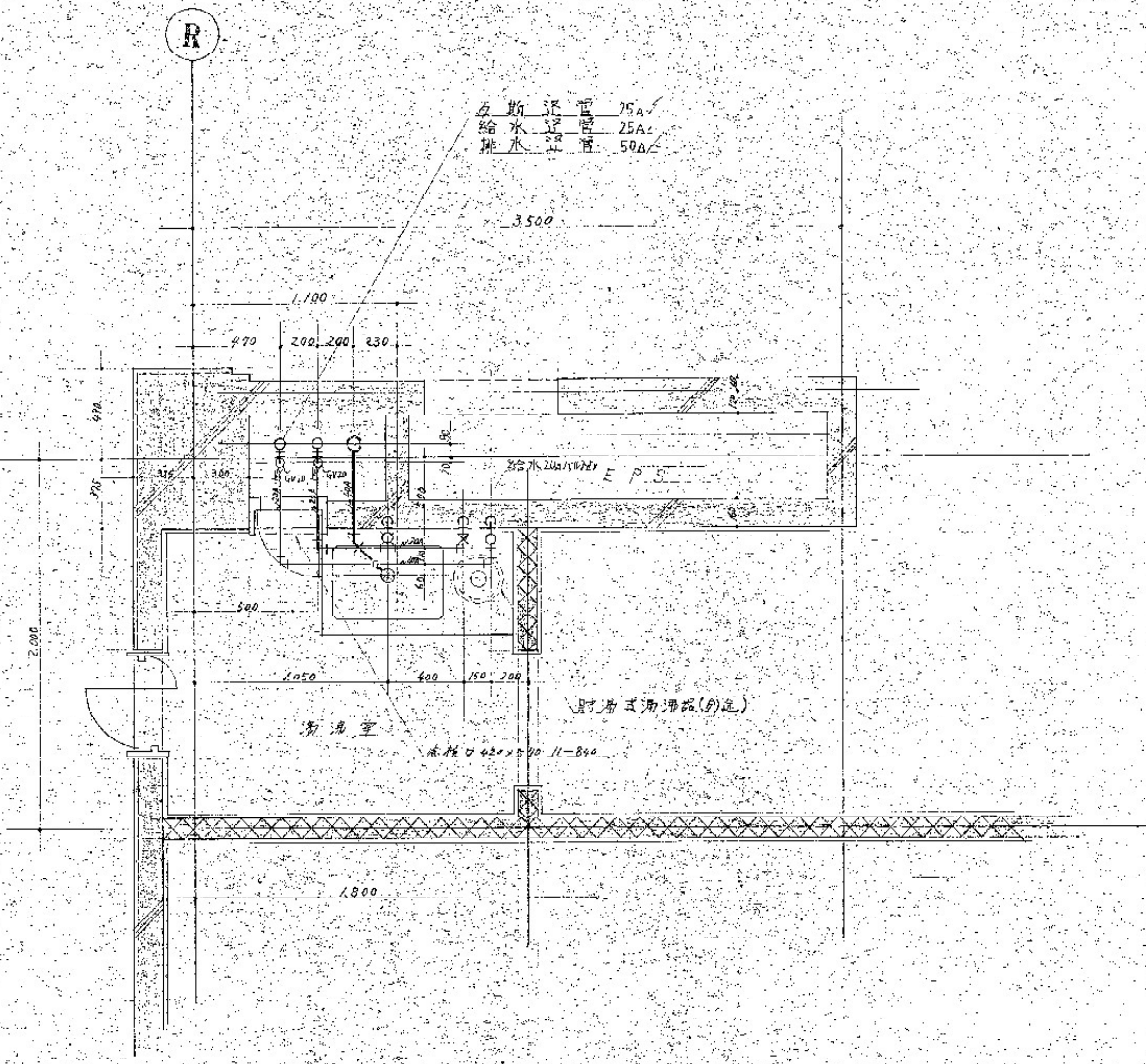

3~5階浴室詳細図 1/20

新設 3~5階浴室地下貯湯式湯沸器及配管詳細図			
入庫 E-11 3~5階浴室詳細図			
縮尺	1 : 20	図番	P-12
設計		承認	
施工		品	
1957年 3月 27日			

49

46

41

40

O

N

M

L

以上各層均
有抽水馬達
抽水機房
以下各層均
有抽水馬達


以上各層均
有抽水馬達
抽水機房
以下各層均
有抽水馬達

5.500

3.500

4.500

3.500

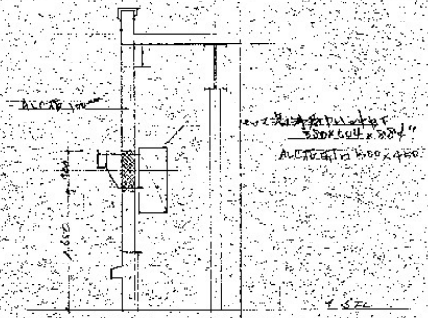


蓄水器取水口之剖面

6. 居住宅子面圖 3-1/6

新加坡新加坡西區地下停車場及住宅區

大車房之居住宅子面圖

比例	1:50	圖名	居住宅子面圖	設計	李國華
日期	1958	繪圖	李國華	校核	李國華

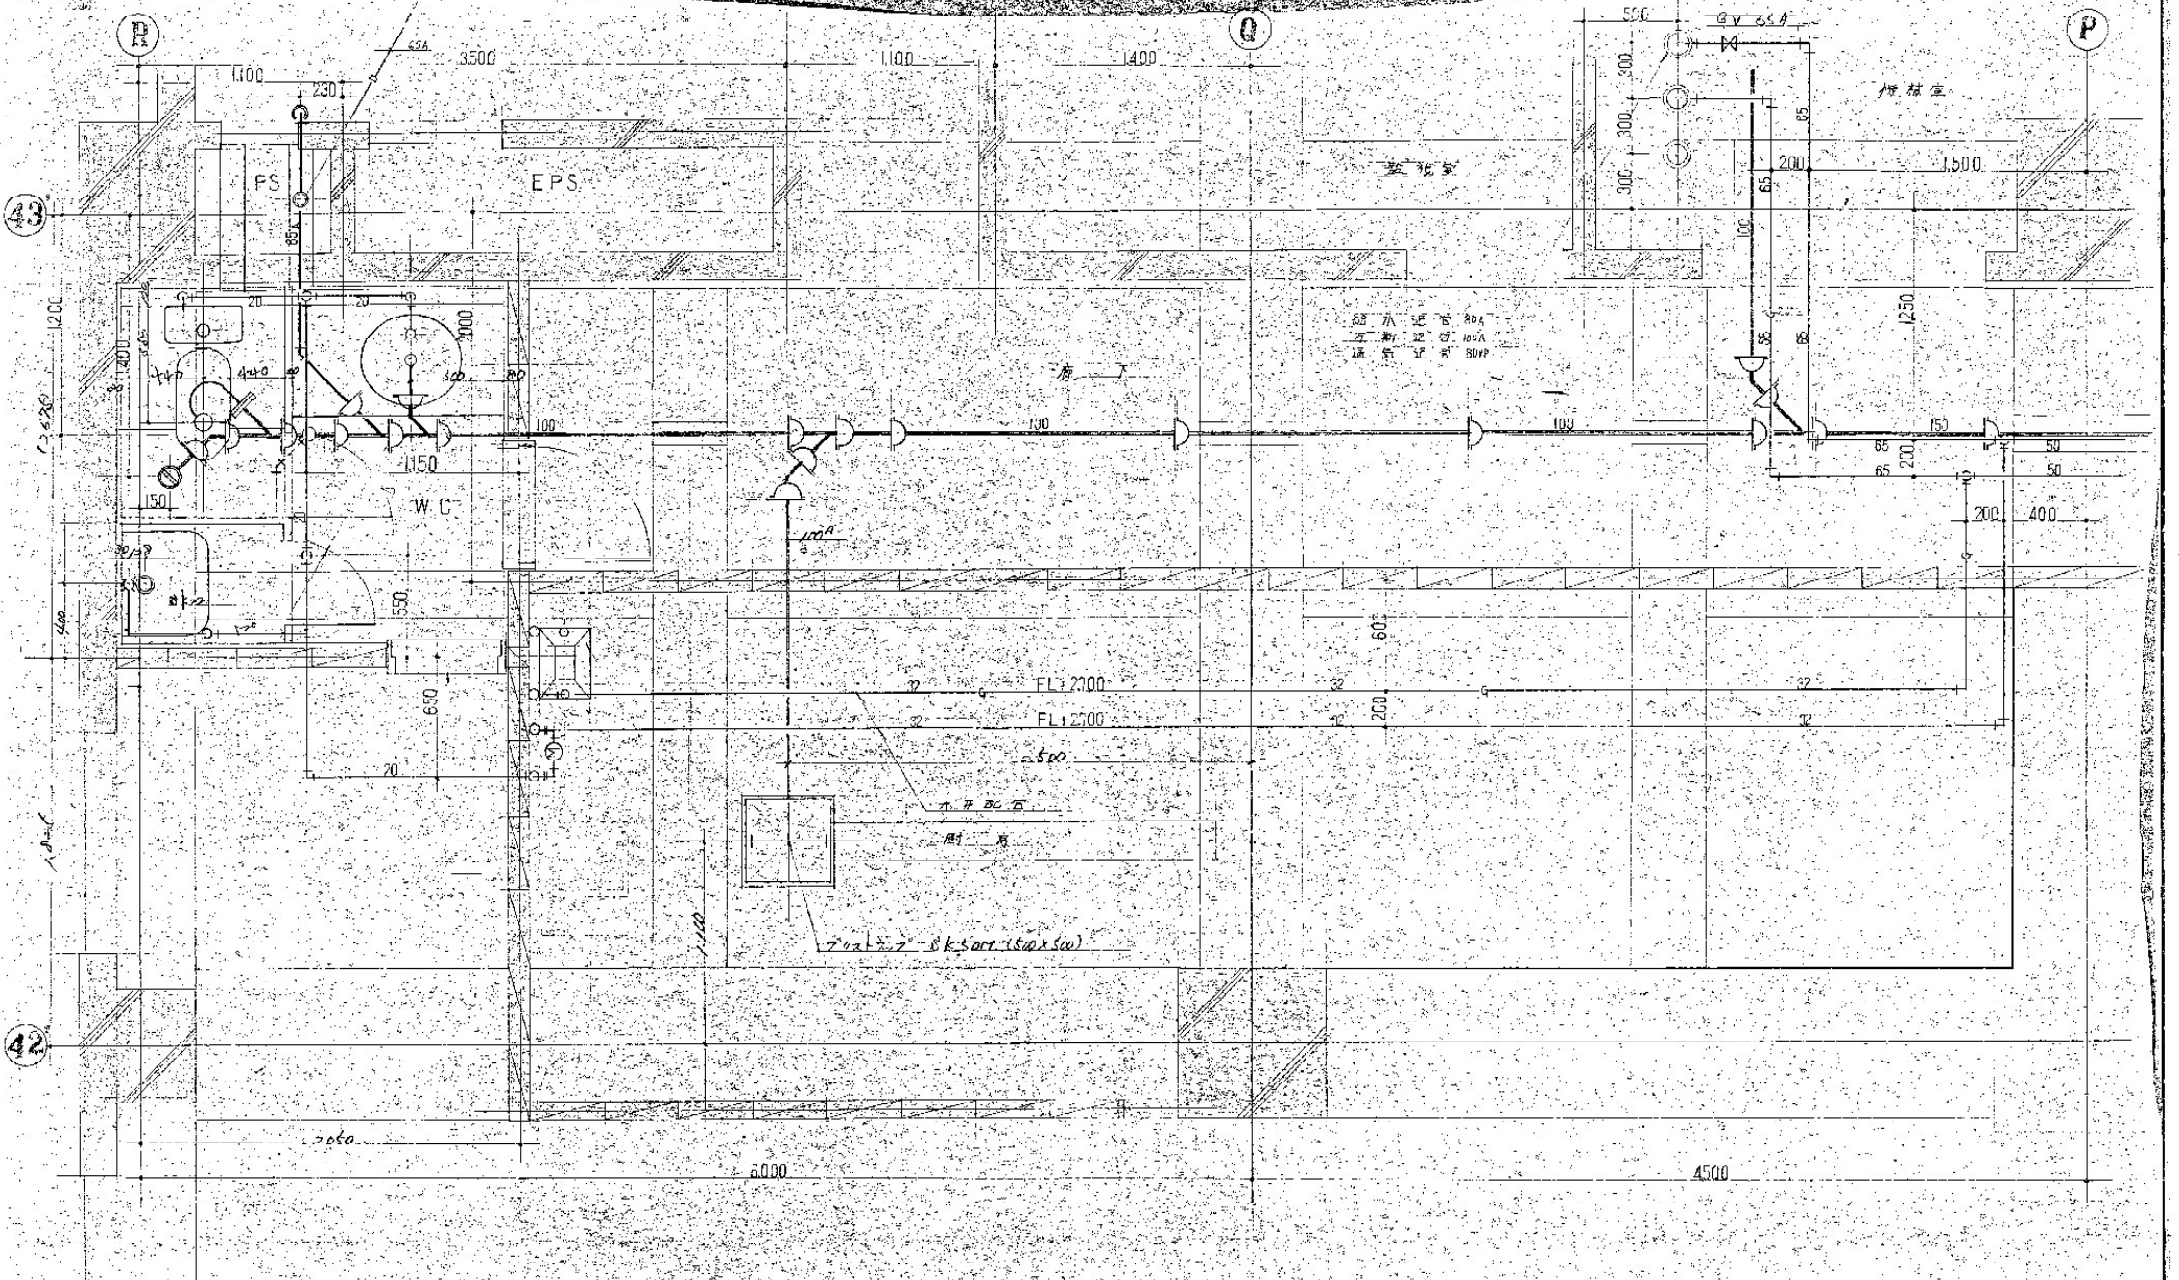

照明 符号 照明
 插座 符号 插座
 开关 符号 开关

1. 楼梯间及附属设施图 1:20

新加坡地铁西段地下站及设施图 入车七(1)层候所及附属设施图			
图号 P-12	比例 1:20	日期 1984年5月15日	设计 李